 


제주대학교병원 음압입원치료병상 시설확충공사

통신



제주대학교병원
CHEJU NATIONAL UNIVERSITY HOSPITAL

[illegible]

DRAWING NO.	REV.
T - 000	

○

범례 및 주기사항 (통신)

SCALE:NONE

심 별	명 칭 및 규 격	설 치 높 이
	1. 전 화 및 LAN 설 비	
	국 선 단 자 합	H:300mm(하단)
	전 화 단 자 합(중간단자합-UTP용)	H:300mm(하단)
	전 화 단 자 합(단말단자합-UTP용)	H:300mm(하단)
	통합형 세대 단자합	H:300mm(하단)
	RJ-45(8PIN) JACK x1EA (VOICE용)	H:300mm(중심)
	RJ-45(8PIN) JACK x1EA (DATA용)	H:300mm(중심)
	RJ-45(8PIN) JACK x2EA (1VOICE, 1DATA용)	H:300mm(중심)
	TV 와 통신수구 일체형(RJ-45x2EA, TV유니트x1EA)	H:300mm(중심)
	SYSTEM BOX (전열2구x1EA, RJ-45 x2EA)	바 닥 면 (통신공사분)
	2. TV 설 비	
	T V 증 폭 기 합	H:1800mm(상단)
	T V 분 배 기 합	H:1800mm(상단)
	T V 수 구 (쌍방향)	H:300mm(중심)
	T V 공 시 청 안 테 나 (자립형)	바 닥 면
	위 성 안 테 나 (자립형)	바 닥 면
	3. 인 터 폰 설 비	
	HOME AUTOMATION	H:1200mm(중심)
	VIDEO PHONE	H:1200mm(중심)
	도 어 카 메 라	H:1200mm(중심)
	상 호 식 인 터 폰	H:1200mm(중심)
	4. 공 통 사 항	
	PULL BOX (규격은 도면 참조)	
	조 인 트 박 스 (중형4각 102x102x54)	
	수공1호(950*450*700)	
	계3종 접지 (접지봉 Ø18 x 2400L)	GL-75Cm
	접 지 단 자 합	H:300mm(하단)
	전 선 관 (CABLE) 의 입 상, 통 과, 입 하 표 기	
	CABLE TRAY 및 DUCT 의 입 상, 통 과, 입 하 표 기	
	전 선 관 (CABLE) 의 분 전 반 (단자반) 으 로 의 귀 로 표 시	
	전 선 관 (CABLE) 의 천 정 슬 라 브 매 입 배 관 배 선 표 기	
	전 선 관 (CABLE) 의 노 출 배 관 배 선 표 기	
	전 선 관 (CABLE) 의 바 닥 슬 라 브 매 입 배 관 배 선 표 기	
	전 선 관 (CABLE) 의 지 중 매 입 배 관 배 선 표 기	

주 기 사 항
1. 전 화 및 LAN 설 비 배 관 배 선 표
CAT'5E UTP 4P/0.5mm x 1 (16C) CAT'5E UTP 4P/0.5mm x 5 (28C)
CAT'5E UTP 4P/0.5mm x 2 (16C) CAT'5E UTP 4P/0.5mm x 6 (28C)
CAT'5E UTP 4P/0.5mm x 3 (22C)
CAT'5E UTP 4P/0.5mm x 4 (22C)
2. T V 회 로 배 관 배 선 표
TV 5C-HF8T x 1 (16C)
TV 5C-HF8T x 2 (22C)
3. 기 타 배 관 배 선 표
B CAT'5E UTP 0.5mm 4P x 1 (16C) B CAT'5E UTP 0.5mm 4P x 2 (16C)
IN CAT'5E UTP 0.5mm 4P x 1 (16C)
4. HFIX 절연전선중 4sq이하는 단선사용을 원칙으로 하며, 6sq이상은 연선사용을 원칙으로 한다.
1.5sq (1.38mm) 2.5sq (1.78mm) 4sq (2.25mm)
5. PULL BOX SIZE
• PB#1 : 150*150*100 • PB#4 : 400*400*200
• PB#2 : 200*200*100 • PB#5 : 500*500*300
• PB#3 : 300*300*200 • PB#6 : 600*600*400
6. 각 통신설비 도면에 표기된 전선관은 다음과 같다
콘크리트 스라브 매입 배관 : HI-PVC전선관
노출 및 천정 속 은폐 배관 : HI-PVC전선관 또는 아연도 강제 전선관
지중 매설 전선관 : HI-PVC 또는 ELP 전선관
*. 별도 명기되지 아니한 배관은 HI-PVC(K.S표시품)전선관을 사용한다.
7. 주기 사항
*. 통신용 CABLE TRAY 및 DUCT 내에는 배선만 시공한다.
*. 본 공사에 사용되는 제품은 모두 경보통신부 형식승인품 및 K.S 규격품을 원칙으로 한다.
*. 모든실의 칸막이 또는 벽체 및 층간스라브를 관통하는 CABLE TRAY등의 OPEN부위는 FIRE STOP으로 견고히 밀폐하여 연소방지 하여야한다.
*. 본 공사의 시공은 전기설비기술 기준규정 전기 사업법 및 동 시행령 시행규칙등 한국전력 공급규정, 전기협회 내선규정,소방법,건축법, 통신법등 관계법규에 의거 시공한다.
*. 통신용 케이블은 COLOR CODE CABLE을 사용하는 것을 원칙으로 한다.

REV.	DATE	DESCRIPTION	BY	BY	APP

--

--


PROJECT TITLE

제주대학교병원 음압입원치료병상 시설확충 통신공사

DRAWING TITLE

범례 및 주기사항 (통신)

APPROVAL DATE	APPROVED
PROJECT NO.	CHECKED 2
ENGINEER	CHECKED 1
SCALE	DRAWN / DATE
A3 : 1/NONE	2021. 03
DRAWING NO.	REV.
T - 001	

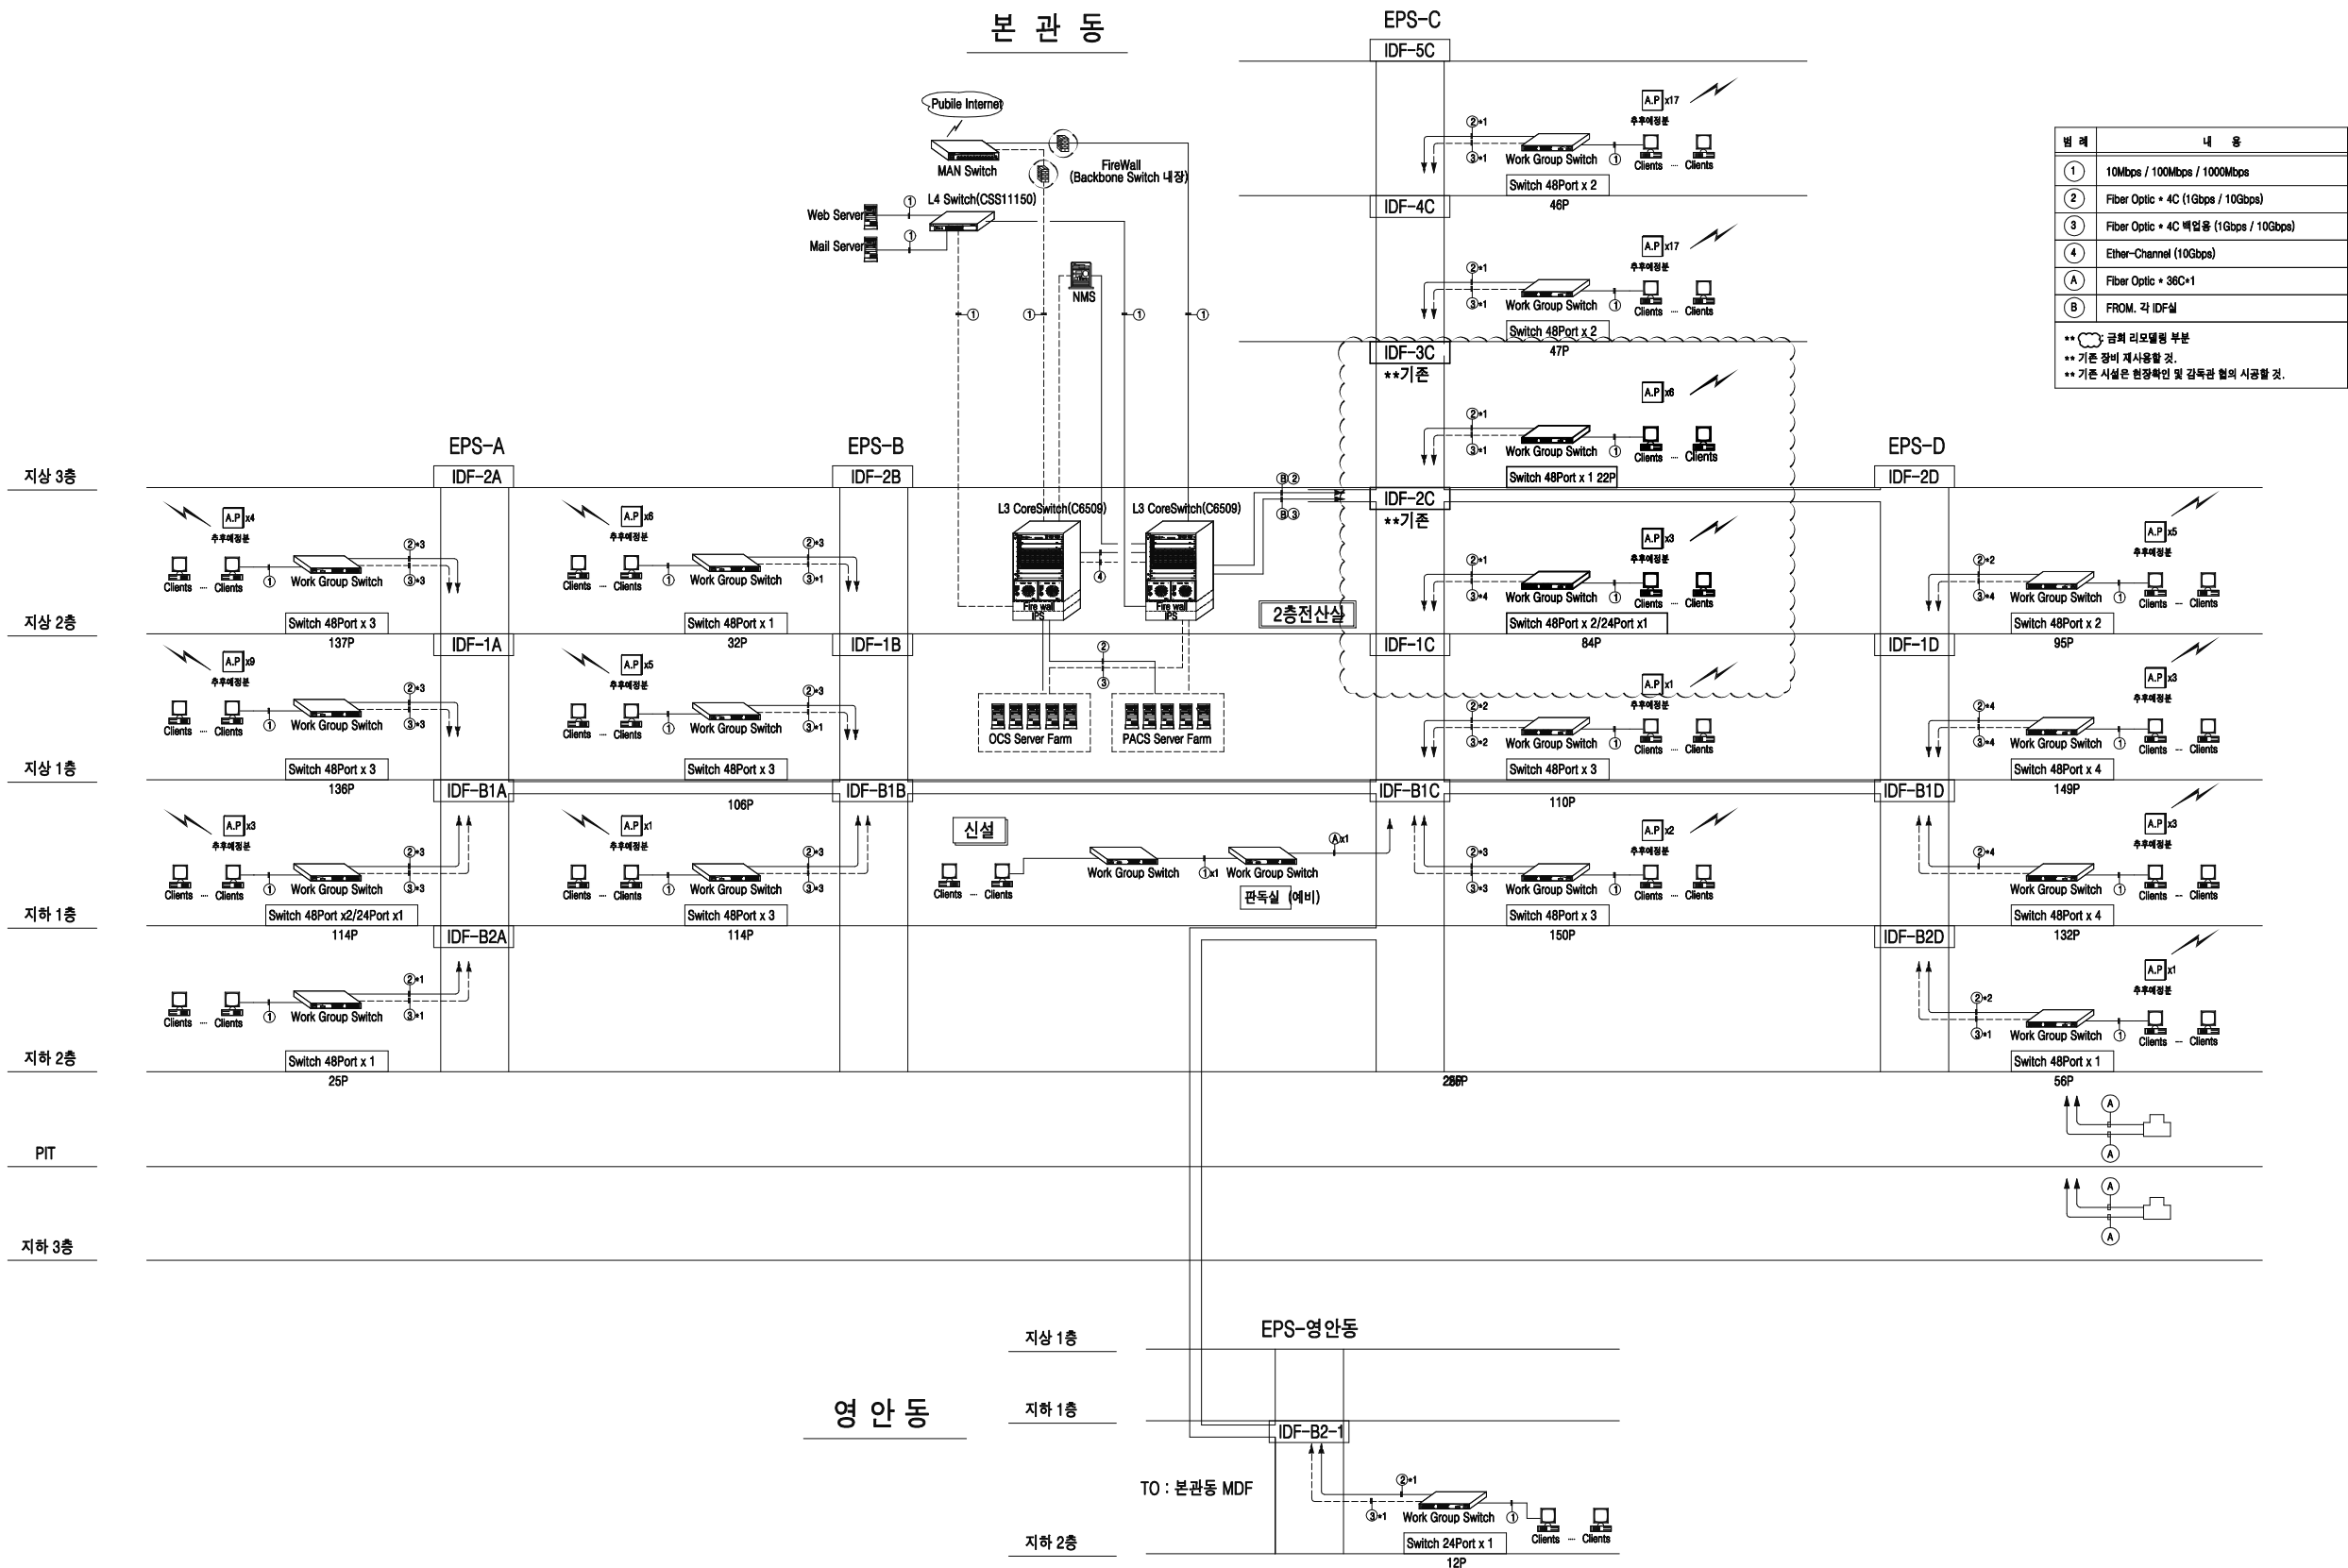

NETWORK SYSTEM 계통도
SCALE:1/NONE

1					
0					
REV.	DATE	DESCRIPTION	BY	BY	APP

PROJECT TITLE
제주대학교병원 음압입원치료병상 시설확충 통신공사

DRAWING TITLE
NETWORK SYSTEM 계통도

APPROVAL DATE	APPROVED
PROJECT NO.	CHECKED 2
ENGINEER	CHECKED 1
SCALE A3 : 1/NONE	DRAWN / DATE 2021. 03
DRAWING NO.	REV.

ROOF층

지상 5층

지상 4층

지상 3층

지상 2층

지상 1층

지하 1층

지하 2층

PIT

지하 3층

본관 동

EPS-C

EPS-B

EPS-D

지상 1층

지하 1층

지하 2층

영안동

EPS-영안동

TO : 본관동 MDF



통합배선 SYSTEM 계통도

SCALE:1/NONE

기호	설명
	IDF (19" CABINET RACK)
MDF	MDF (19" CABINET RACK)
** : 굵게 리모델링 부분	
** 기존 장비 재사용할 것.	
** 기존 시설은 현상적인 및 감독관 협의 사공할 것.	

번호	CABLE SCHEDULE
①	UTP Cable Cat.5e 25P x 1Line (28C)
②	UTP Cable Cat.5e 25P x 2Line (36C)
③	UTP Cable Cat.5e 25P x 3Line (42C)
④	UTP Cable Cat.5e 25P x 4Line (54C)
⑤	UTP Cable Cat.5e 25P x 5Line (70C)
⑥	UTP Cable Cat.5e 25P x 6Line (70C)
⑦	UTP Cable Cat.5e 25P x 7Line (70C)
⑧	UTP Cable Cat.5e 25P x 8Line (70C)
⑨	UTP Cable Cat.6 4P (16C)
F	F/O Cable M/M 4Core x 1Line (22C)
a	F-GV 1-8sq (16C)
b	F-GV 1-10sq (16C)
c	F-GV 1-240sq (42C)
접지간선 표기	
d	36Core (TO:2층 전산실 MDF)

NOTE

1					
0					
REV.	DATE	DESCRIPTION	BY	BY	APP

PROJECT TITLE

제주대학교병원 음압입원치료병상 시설확충 통신공사



DRAWING TITLE

통합배선 SYSTEM 계통도

APPROVAL DATE	APPROVED
PROJECT NO.	CHECKED 2
ENGINEER	CHECKED 1
SCALE	DRAWN / DATE
A3 : 1/NONE	2021. 03
DRAWING NO.	REV.

T - 003

SYM	품 명	비고
□	TAP OFF (6WAY)	
⊙	TV OUTLET	벽부형
①	HFBT 1-5C (16C)	
②	HFBT 2-7C (22Cx2)	
③	TV OUTLET	벽부형
⊙	TV OUTLET	천장형
①	16C (1 - HFBT 5C)	
②	22C*2 (2 - HFBT 7C)	
③	22Cx2 (4 - HFBT 7C)	
Ⓐ	F-GV 1-6sq (16C)	
Ⓑ	F-GV 1-10sq (16C)	
Ⓒ	F-GV 1-25sq (22C)	
Ⓓ	F-GV 1-240sq (42C) - 전기공사분	
** ☁ : 금회 리모델링부분		
** 기존 시설은 현장확인 및 감독관 협의 시공할 것.		

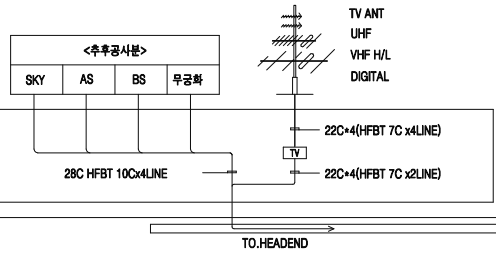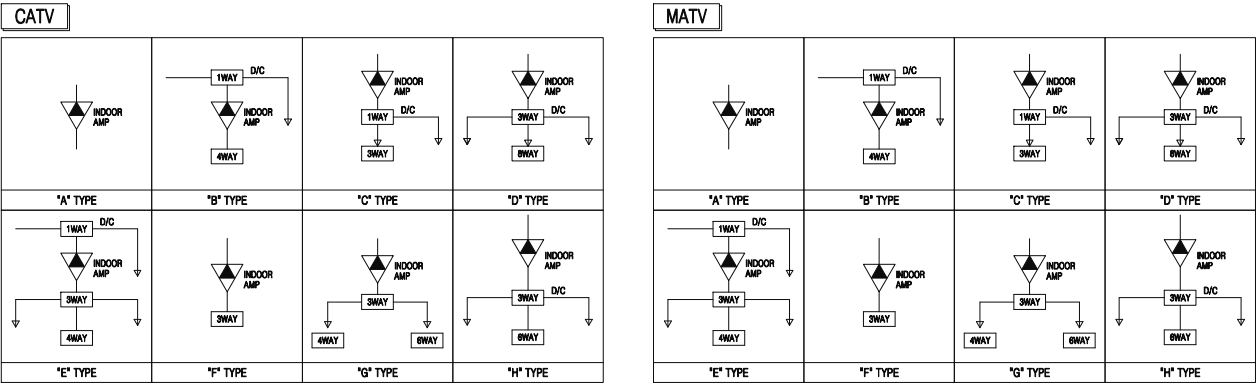

옥탑지층

지붕층

지상5층

지상4층


지상3층

지상2층

지상1층

지하1층

지하2층

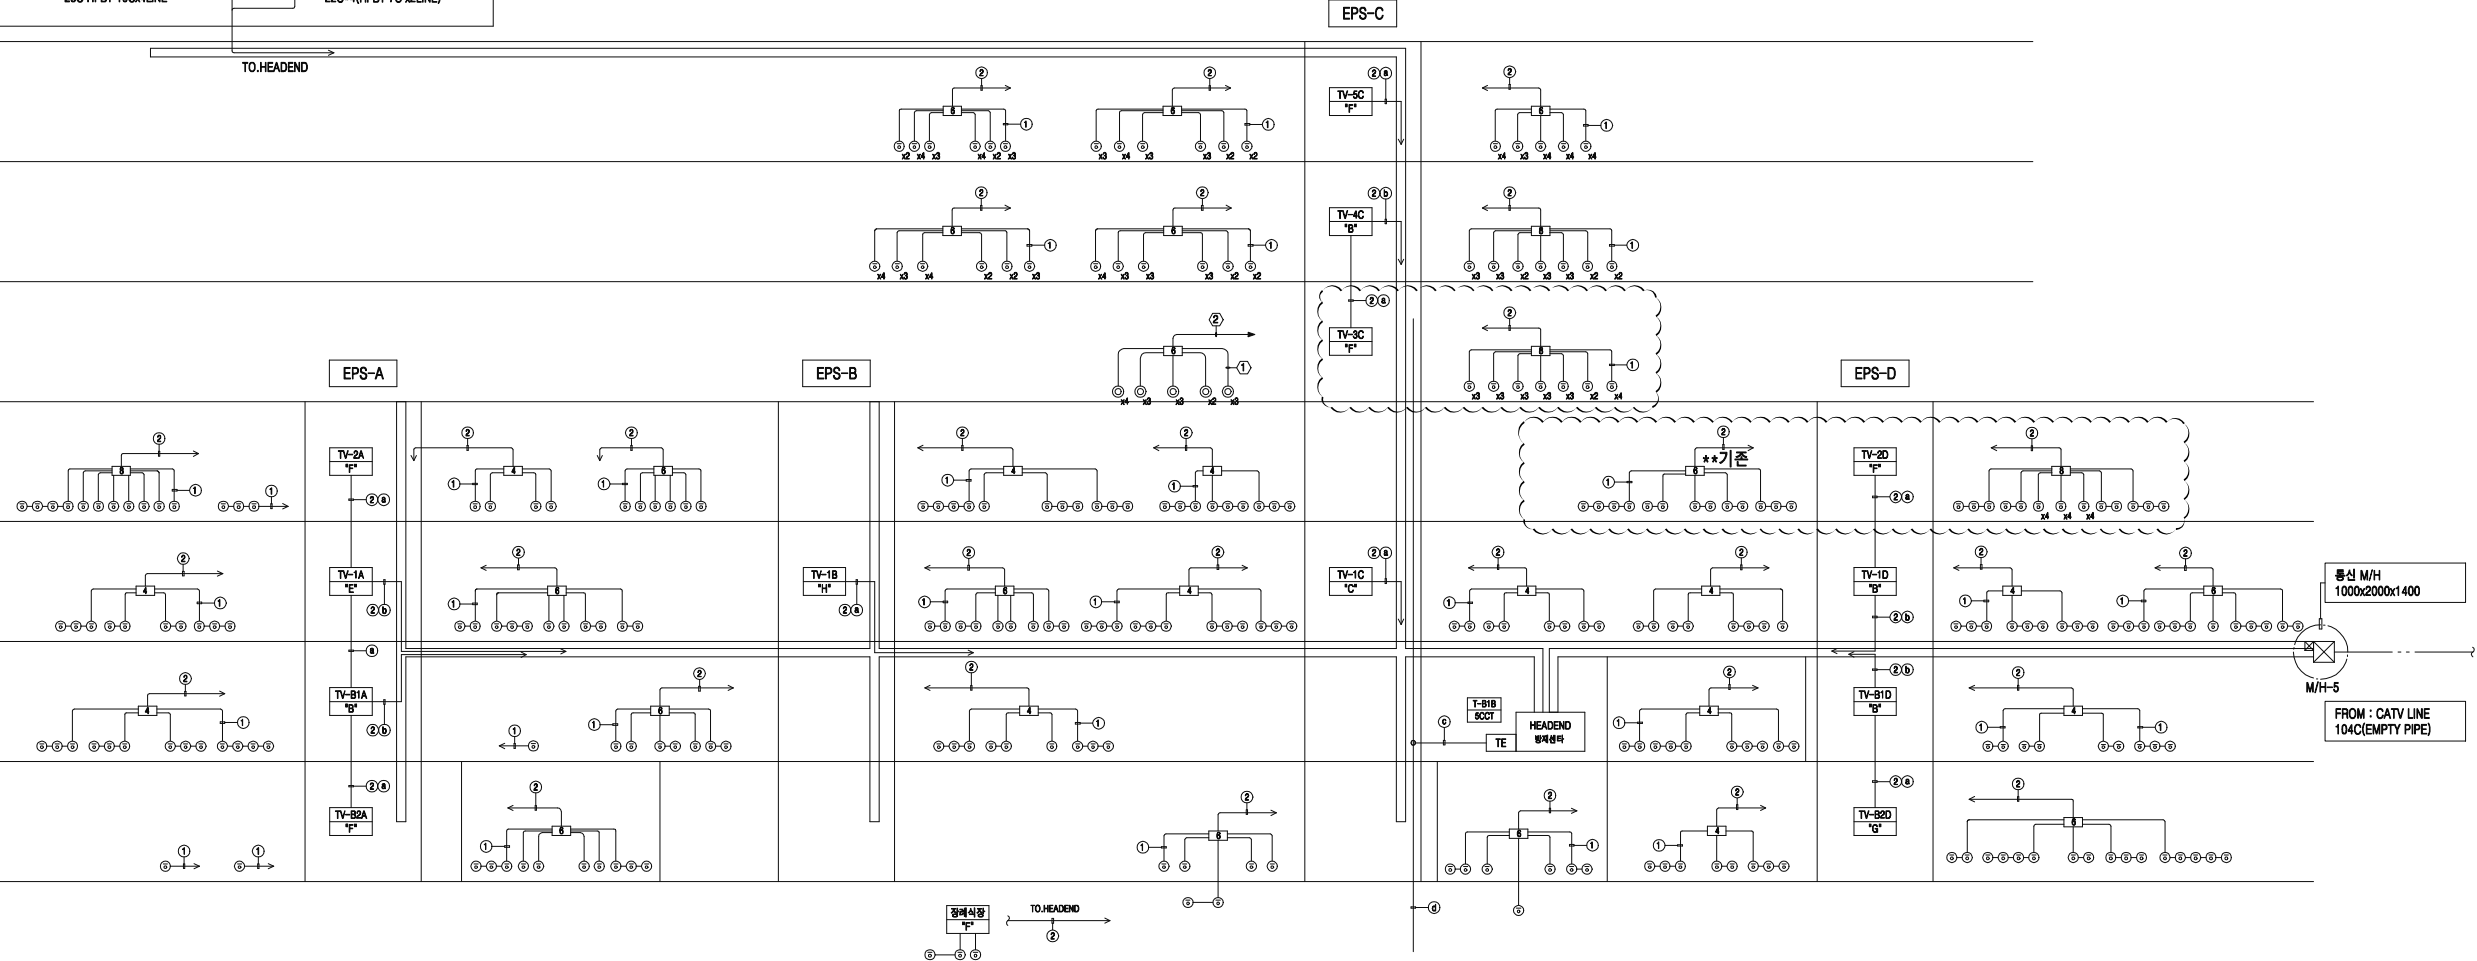

CATV SYSTEM 간선 계통도

SCALE:1/NONE

1					
0					
REV.	DATE	DESCRIPTION	BY	BY	APP

PROJECT TITLE

제주대학교병원 음압입원치료병상 시설확충 통신공사

DRAWING TITLE

CATV SYSTEM 간선 계통도

APPROVAL DATE	APPROVED
PROJECT NO.	CHECKED 2
ENGINEER	CHECKED 1
SCALE	DRAWN / DATE
A3 : 1/NONE	2021. 03
DRAWING NO.	REV.
T - 004	

NOTE

심볼	명칭	비고
☉	천정스피커 - 3W	CEILING
⊕	벽부스피커 - 3W	H: FL 2,400
⊞	컬럼스피커 - 10W	H: FL 2,400
⊠	MAIN AMPLIFIER	
■	방송단자함	
⊠	PULL BOX	100X100X50
— S —	HV 1.5eq/2C	16C
— S —	HV 1.5eq/3C	16C
①	F-FR3 1-2/C 2.5eq	ELP 300
②	F-FR3 1-8/C 2.5eq	38C
③	F-FR3 1-10/C 2.5eq	38C
④	F-FR3 1-12/C 2.5eq	42C
⑤	F-FR3 1-15/C 2.5eq	42C
⑥	F-FR3 1-20/C 2.5eq	54C
⑦	F-FR3 1-30/C 2.5eq	54C
⑧	F-CW-SB 1-5/C 1.5eq	28C

* TRAY내 전선관 제외.
 ** ☁: 공회 리모델링공사 부분
 ** 기온 단자함 제사용할 것.
 ** 기온 시설은 현장확인 및 감독관 협의 시공할 것.

옥탑FL.

P5 FL.

P4 FL.

P3 FL.

P2 FL.

P1 FL.

PB1 FL.

PB2 FL.

PB3PIT FL

PB3 FL

방송설비 계통도
SCALE:1/NONE

1					
0					
REV.	DATE	DESCRIPTION	BY	BY	APP

PROJECT TITLE

제주대학교병원 음압입원치료병상 시설확충 통신공사

DRAWING TITLE

방송설비 계통도

APPROVAL DATE APPROVED

PROJECT NO. CHECKED 2


ENGINEER CHECKED 1

SCALE A3 : 1/NONE DRAWN / DATE 2021. 03

DRAWING NO. REV.

T - 005

NOTE

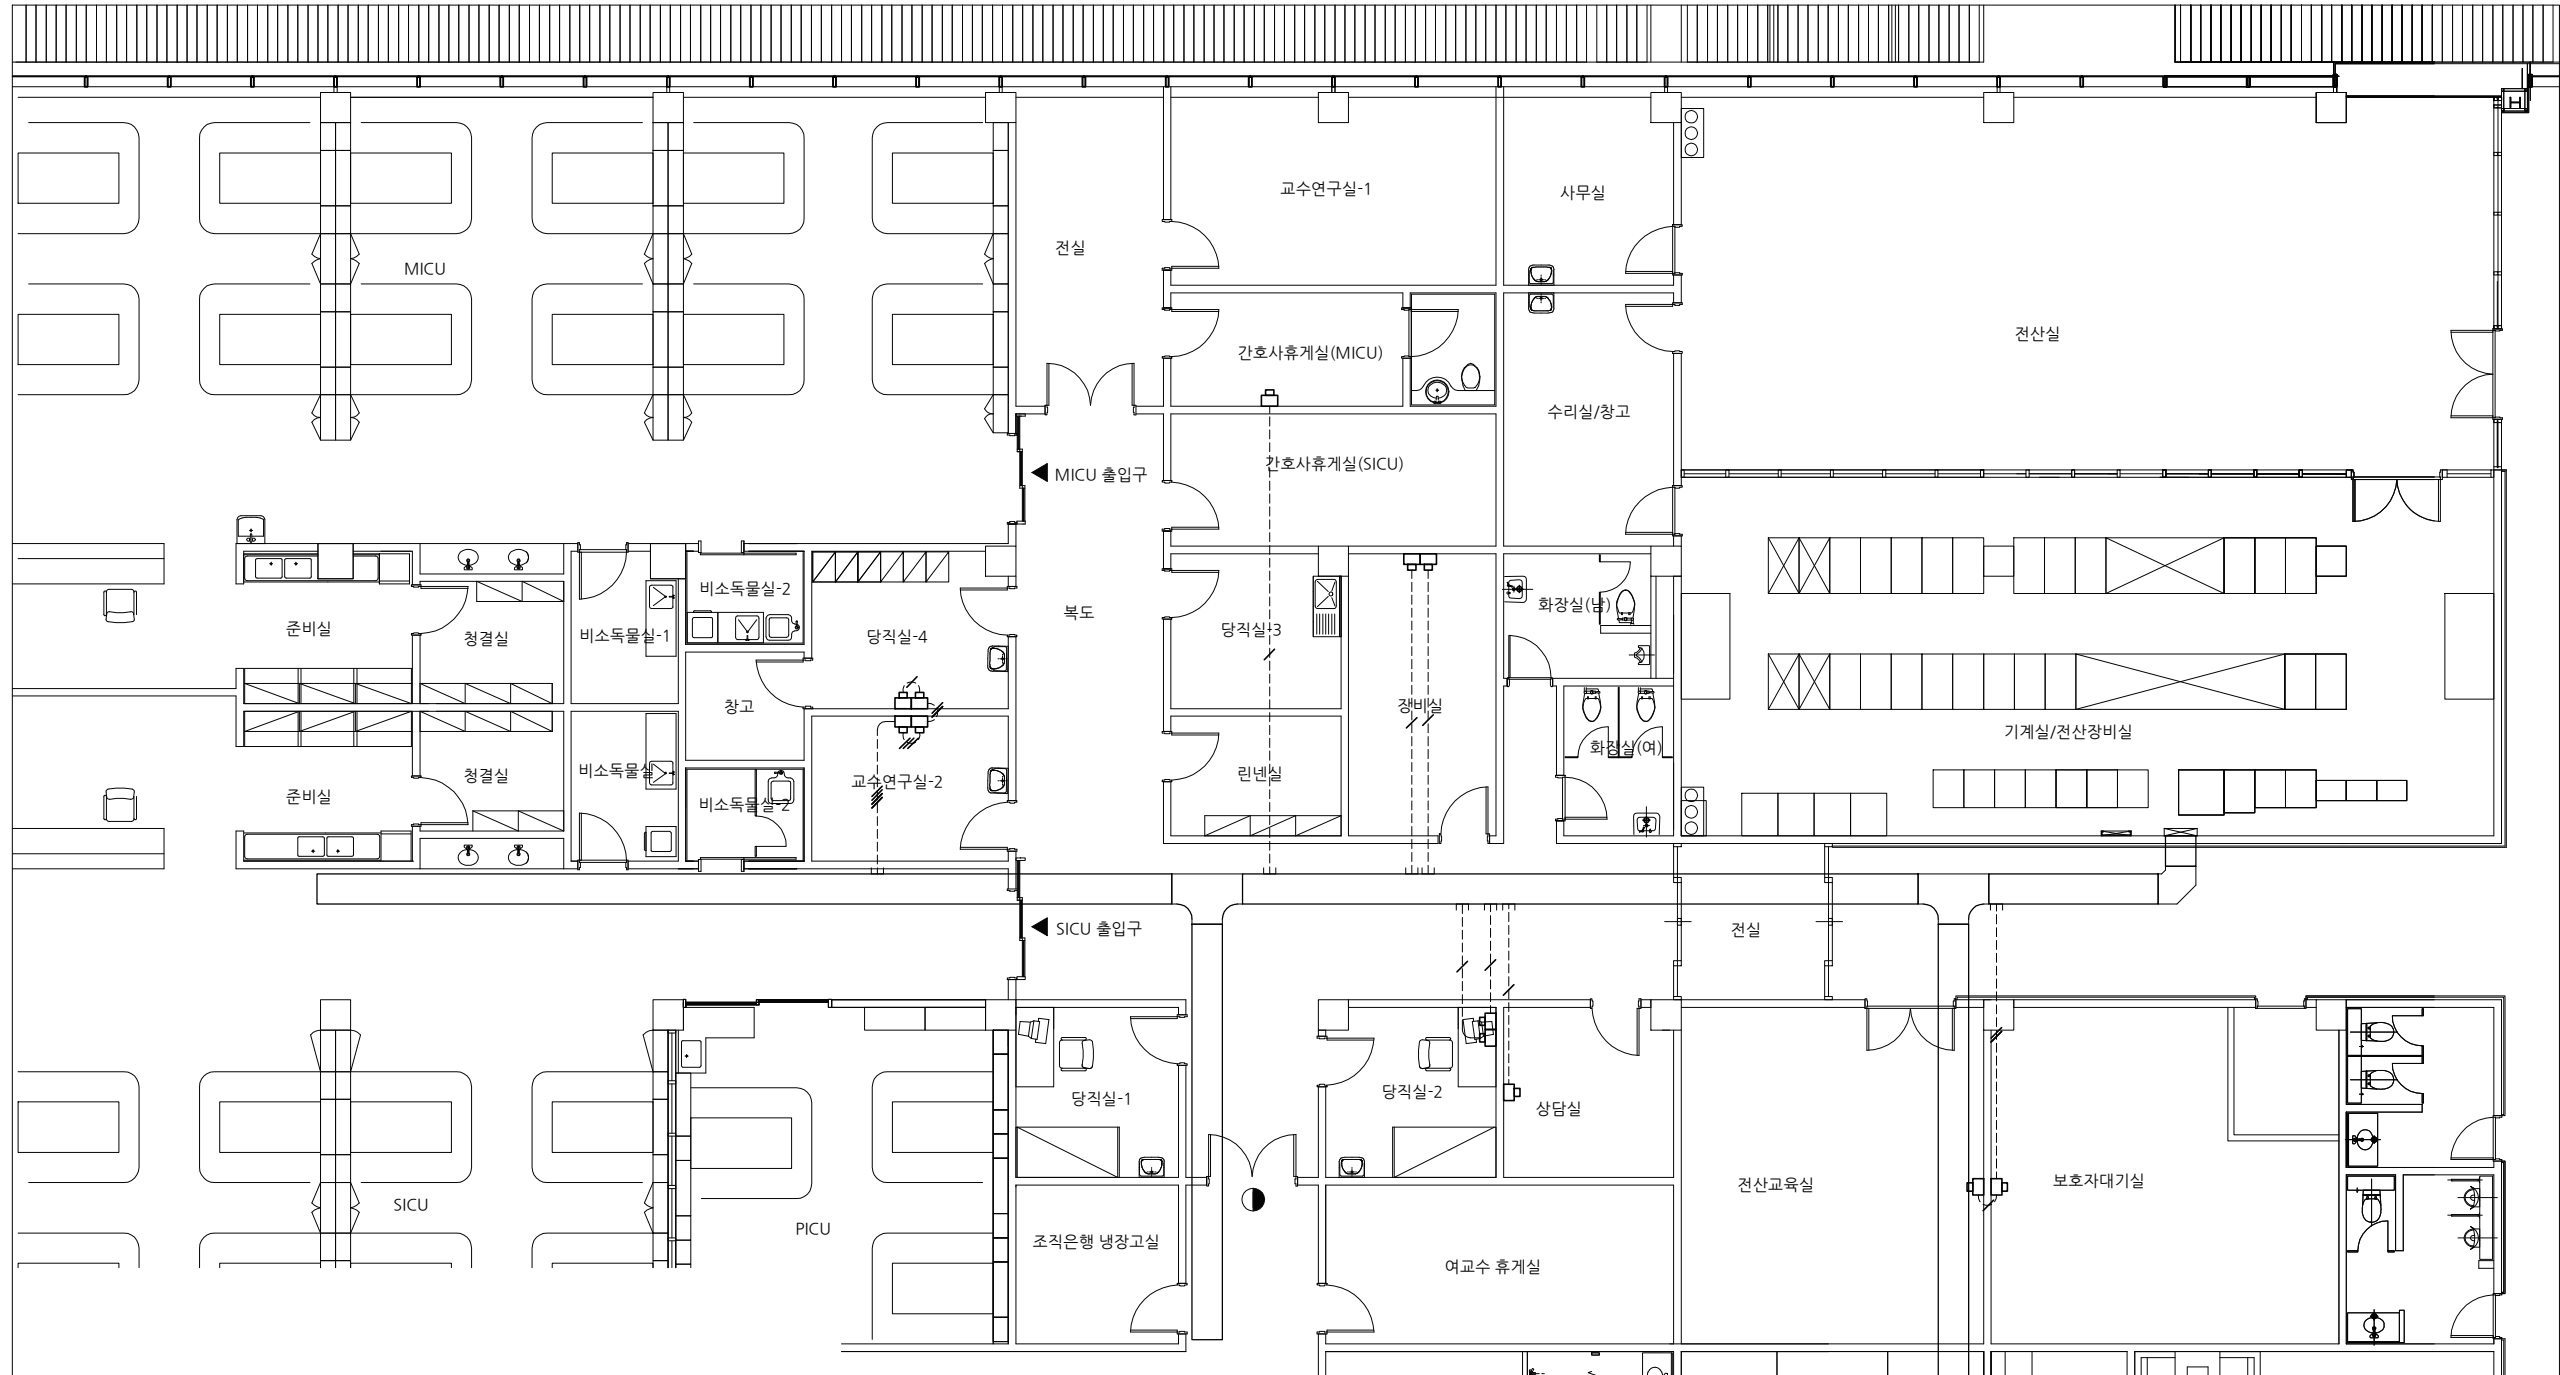

NOTE

- 별도 명기없는 배관은 난연 CD전선관임.
- 기존 통신수구는 철거 할 것.

----- : 기설 배관 신설 배선



긴급응급격리중환자실 LAN, TEL설비 평면도(변경전)

SCALE:1/150

1					
0					
REV.	DATE	DESCRIPTION	BY	BY	APP

PROJECT TITLE


제주대학교병원 음압격리중환자실 시설확충 통신공사

DRAWING TITLE

긴급응급격리중환자실 LAN, TEL설비 평면도(변경전)

APPROVAL DATE	APPROVED
PROJECT NO.	CHECKED 2
ENGINEER	CHECKED 1
SCALE	DRAWN / DATE
A3 : 1/150	2021. 03
DRAWING NO.	REV.

T - 100

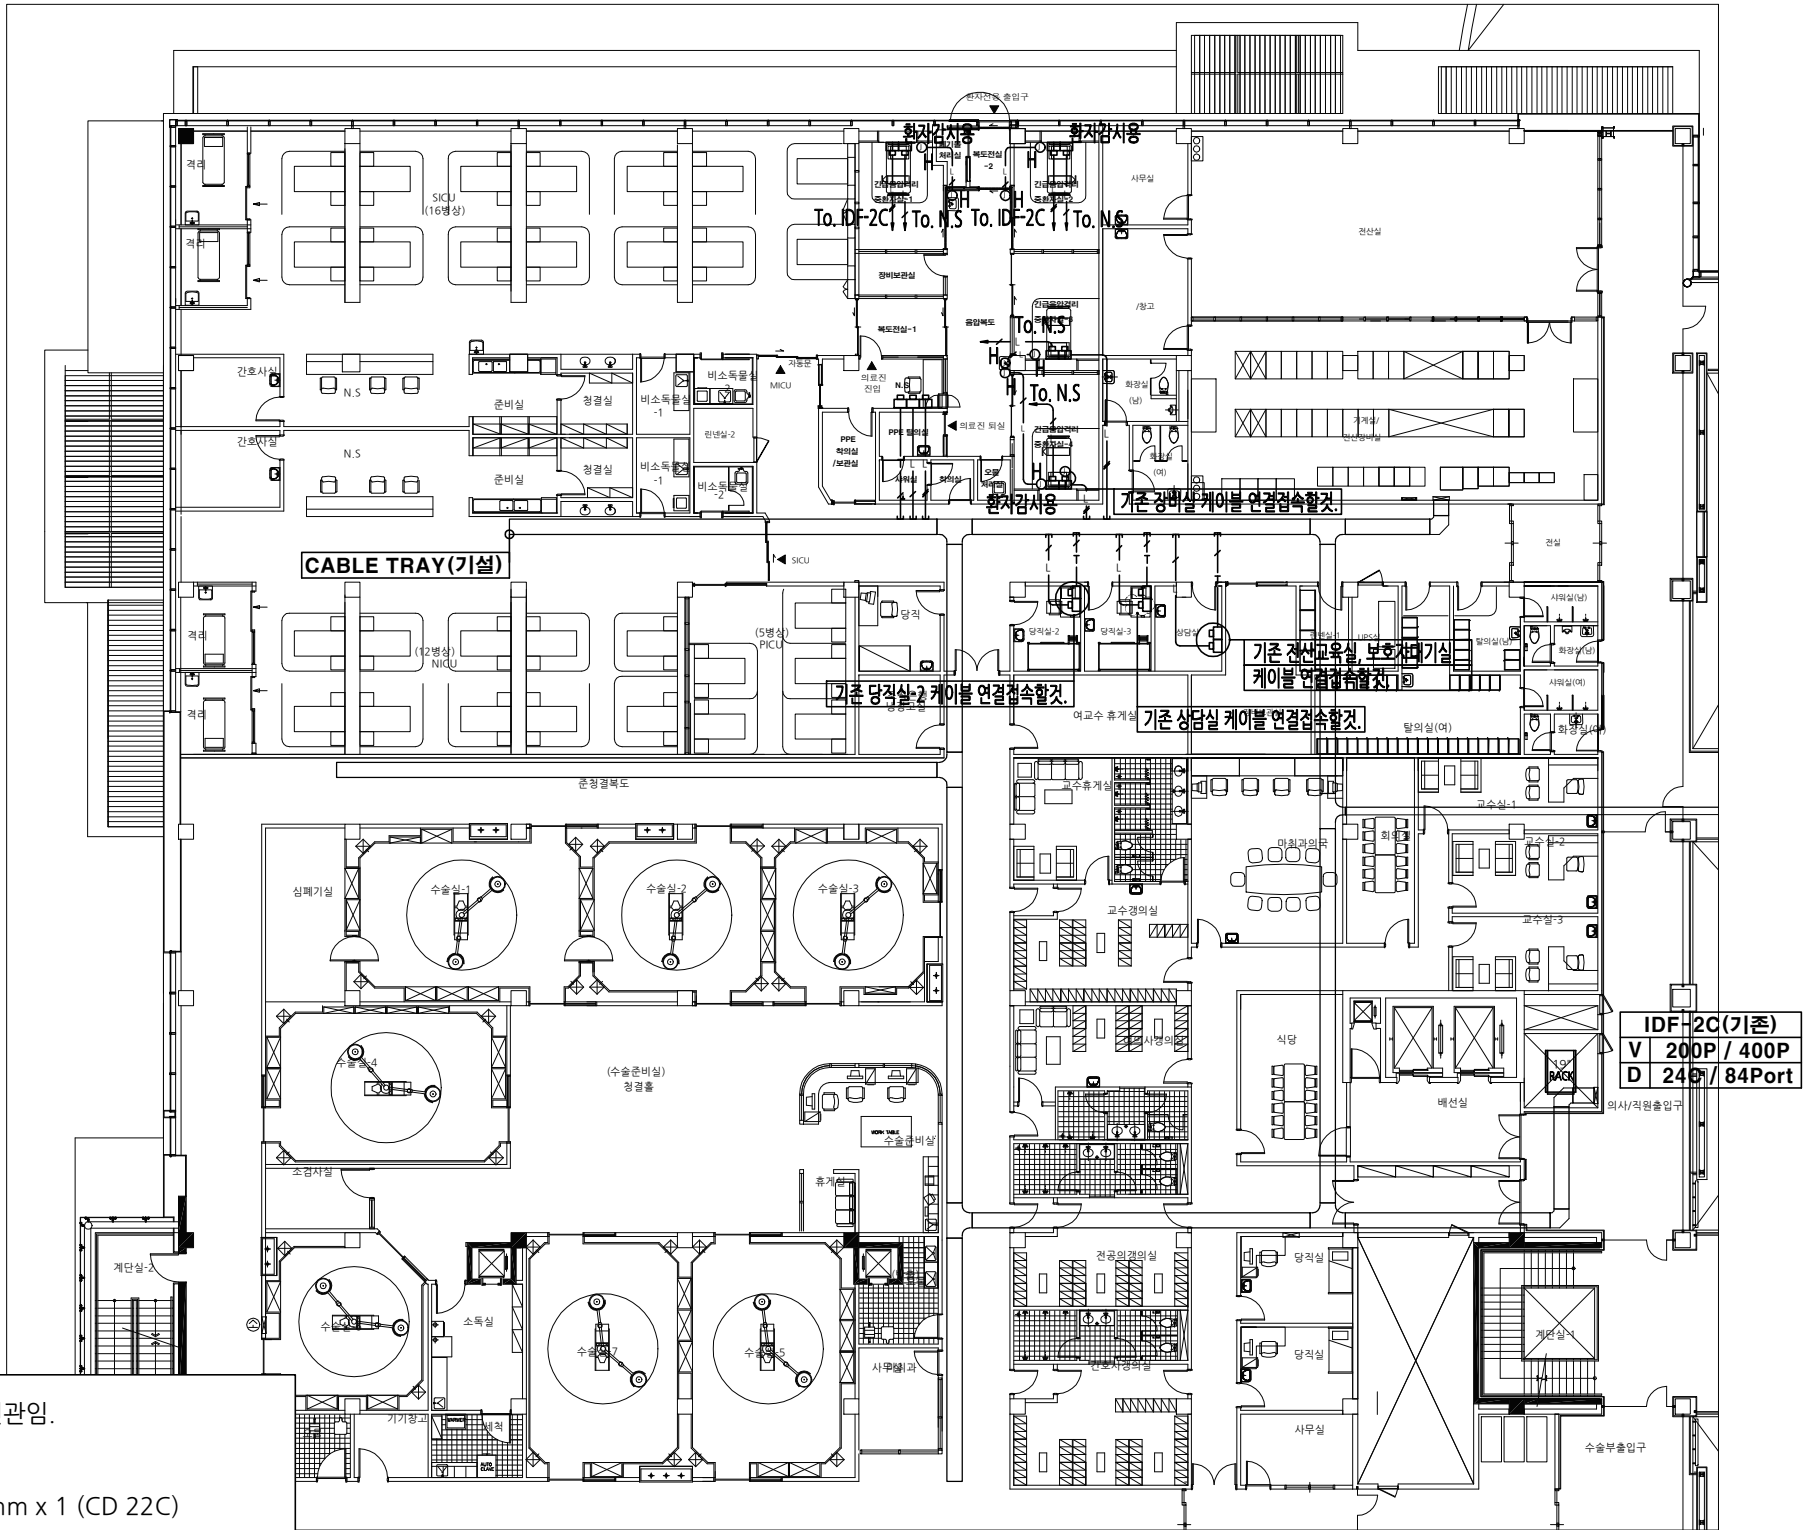

NOTE

- 별도 명기없는 배관은 난연 CD전선관임.
- 통신기구는 모두 신설할 것.
 - T— : CAT'6 UTP 4P/0.5mm x 1 (CD 22C)
 - L— : CAT'6 UTP 4P/0.5mm x 1 (CD 22C)
 - L— : CAT'6 UTP 4P/0.5mm x 2 (CD 22C)
- 기존 IDF-2C함으로 접속 할 것.
- 음압병동내 배관배선 설치시 관통으로 인하여 음압에 영향이 없도록 마감처리(폼 or 실리콘)할것.
- ①_H: 환자감시용 모니터 박스
모니터 설치 뒤 외부 모니터 까지 UTP 1LINE(JACK 마감처리)
모니터 설치 위치 및 포설구성은 전기감독관과 협의 후 시공할것.



긴급음압격리중환자실 LAN, TEL설비 평면도(변경후)

SCALE:1/300

REV.	DATE	DESCRIPTION	BY	BY	APP
0					

PROJECT TITLE


제주대학교병원 음압입원치료병상 시설확충 통신공사

DRAWING TITLE

긴급음압격리중환자실 LAN, TEL설비 평면도(변경후)

APPROVAL DATE	APPROVED
PROJECT NO.	CHECKED 2
ENGINEER	CHECKED 1
SCALE	DRAWN / DATE
A3 : 1/300	2021. 03
DRAWING NO.	REV.

NOTE

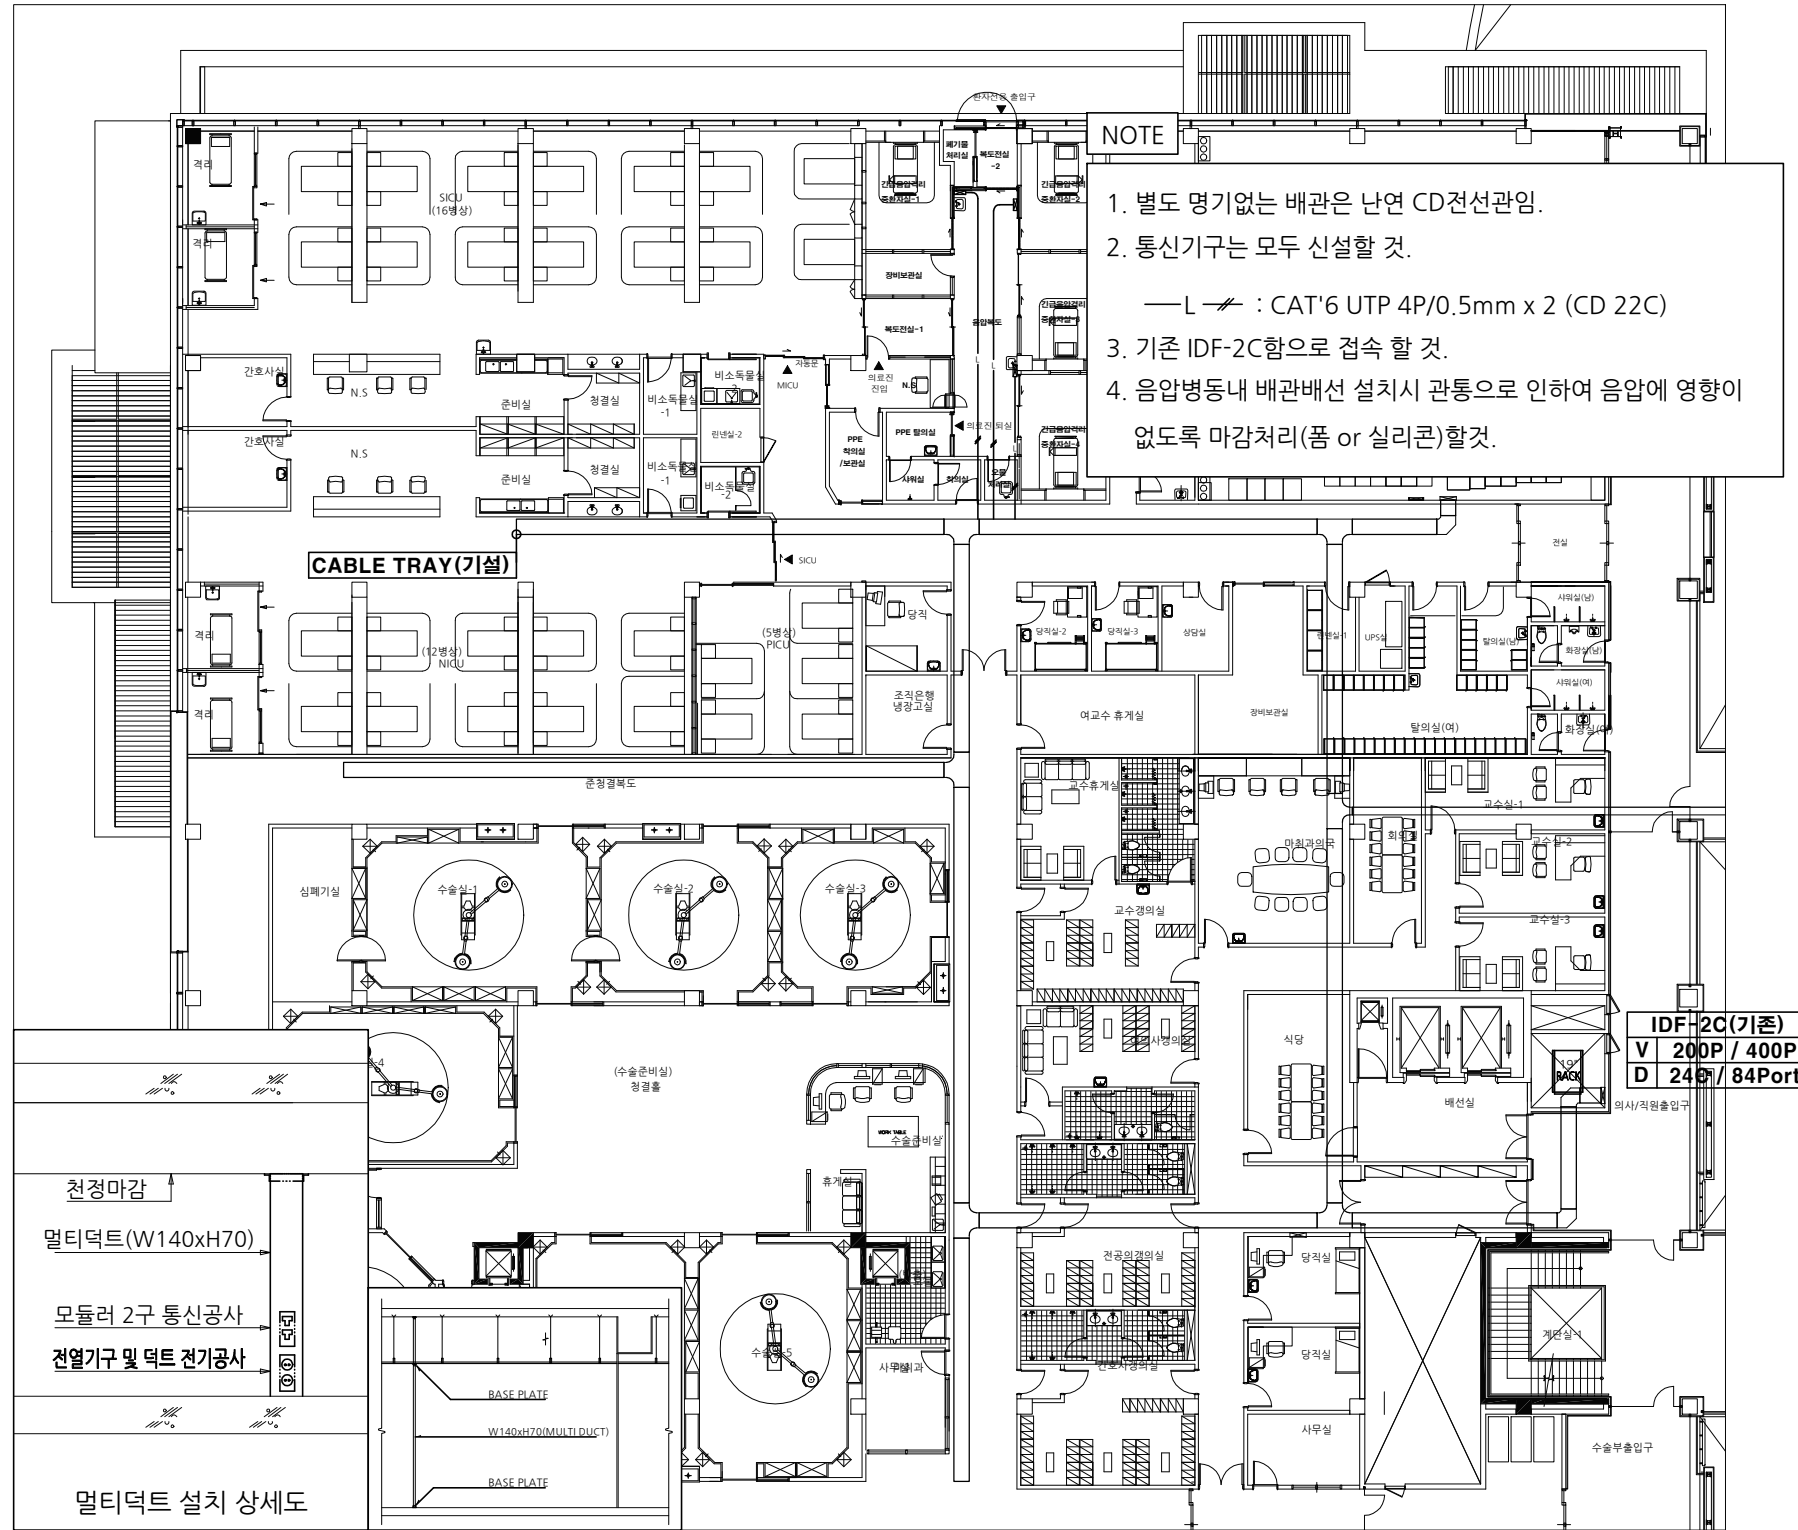

○ 긴급음압격리중환자실 멀티덕트 통신설비 평면도
SCALE:1/300

△					
0					
REV.	DATE	DESCRIPTION	BY	BY	APP

PROJECT TITLE

제주대학교병원 음압입원치료병상 시설확충 통신공사

DRAWING TITLE

긴급음압격리중환자실 멀티덕트 통신설비 평면도

APPROVAL DATE APPROVED

PROJECT NO. CHECKED 2


ENGINEER CHECKED 1

SCALE A3 : 1/300

DRAWN / DATE 2021. 03

DRAWING NO. REV.

NOTE

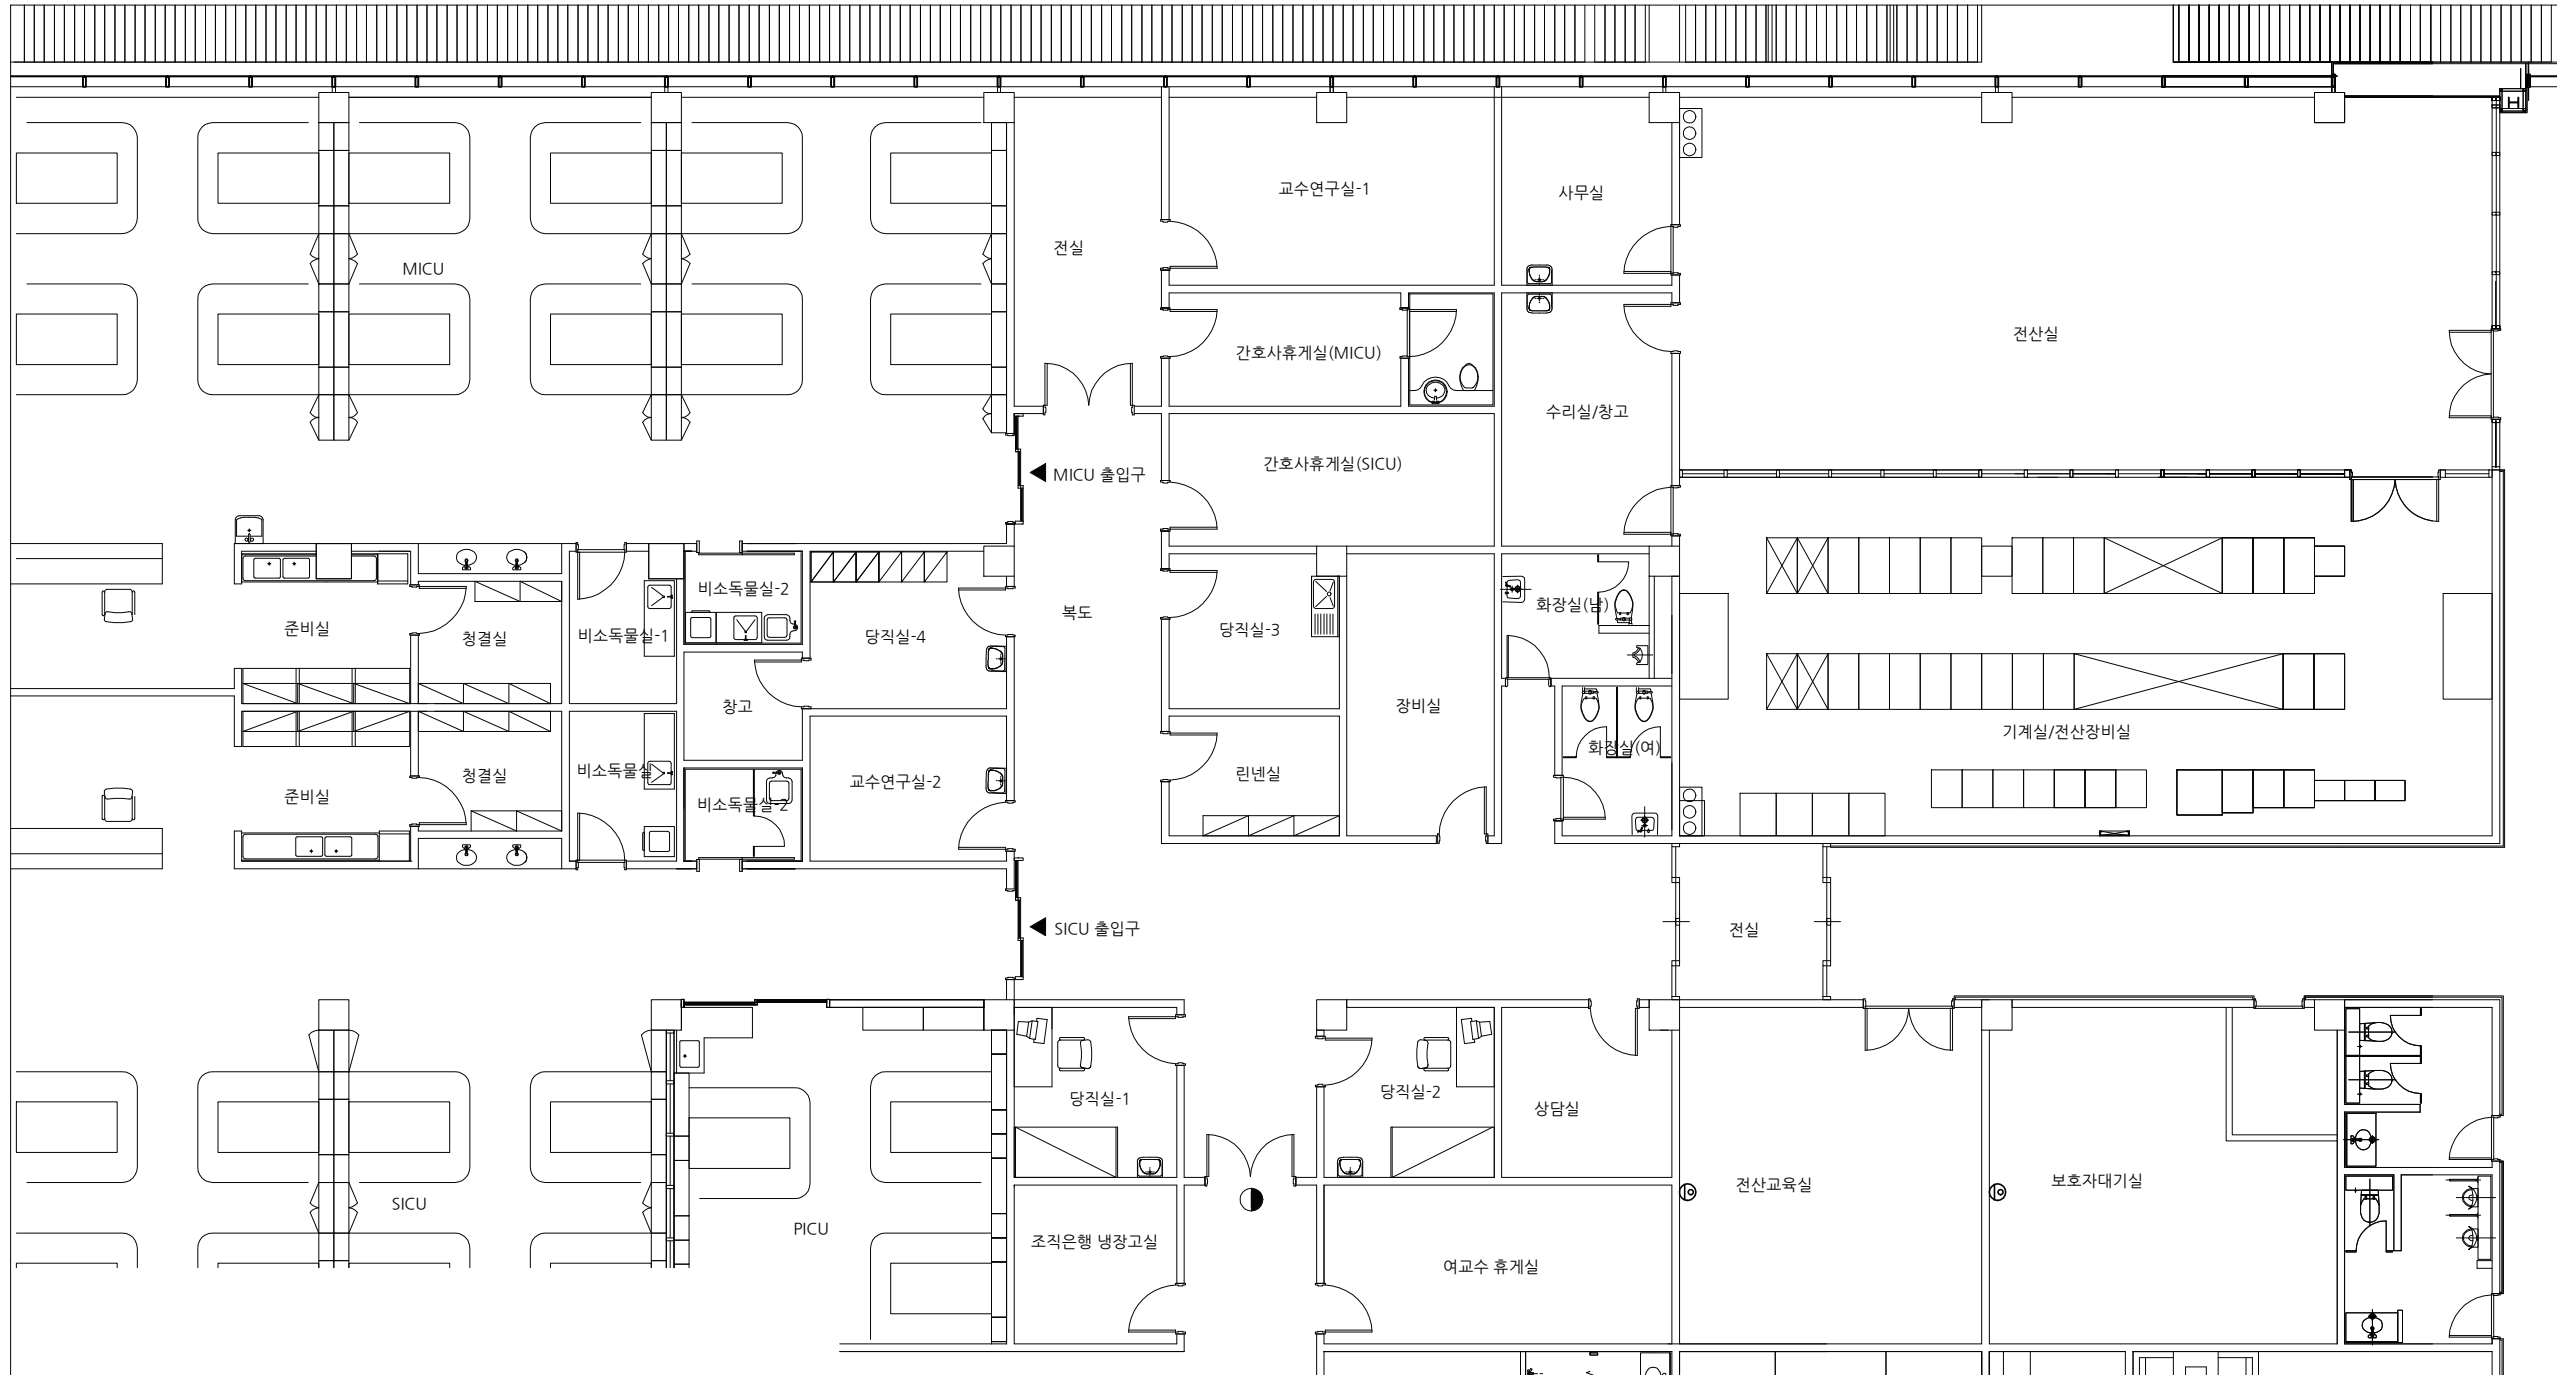

NOTE

1. 별도 명기없는 배관은 난연 CD전선관임.
2. 기존 통신수구는 철거 할 것.

긴급응급격리중환자실 TV설비 평면도(변경전)
SCALE:1/150

△					
▽					
REV.	DATE	DESCRIPTION	BY	BY	APP

PROJECT TITLE


제주대학교병원 음압입원치료병상 시설확충 통신공사

DRAWING TITLE

긴급응급격리중환자실 TV설비 평면도

APPROVAL DATE	APPROVED
PROJECT NO.	CHECKED 2
ENGINEER	CHECKED 1
SCALE	DRAWN / DATE
A3 : 1/150	2021. 03
DRAWING NO.	REV.

NOTE

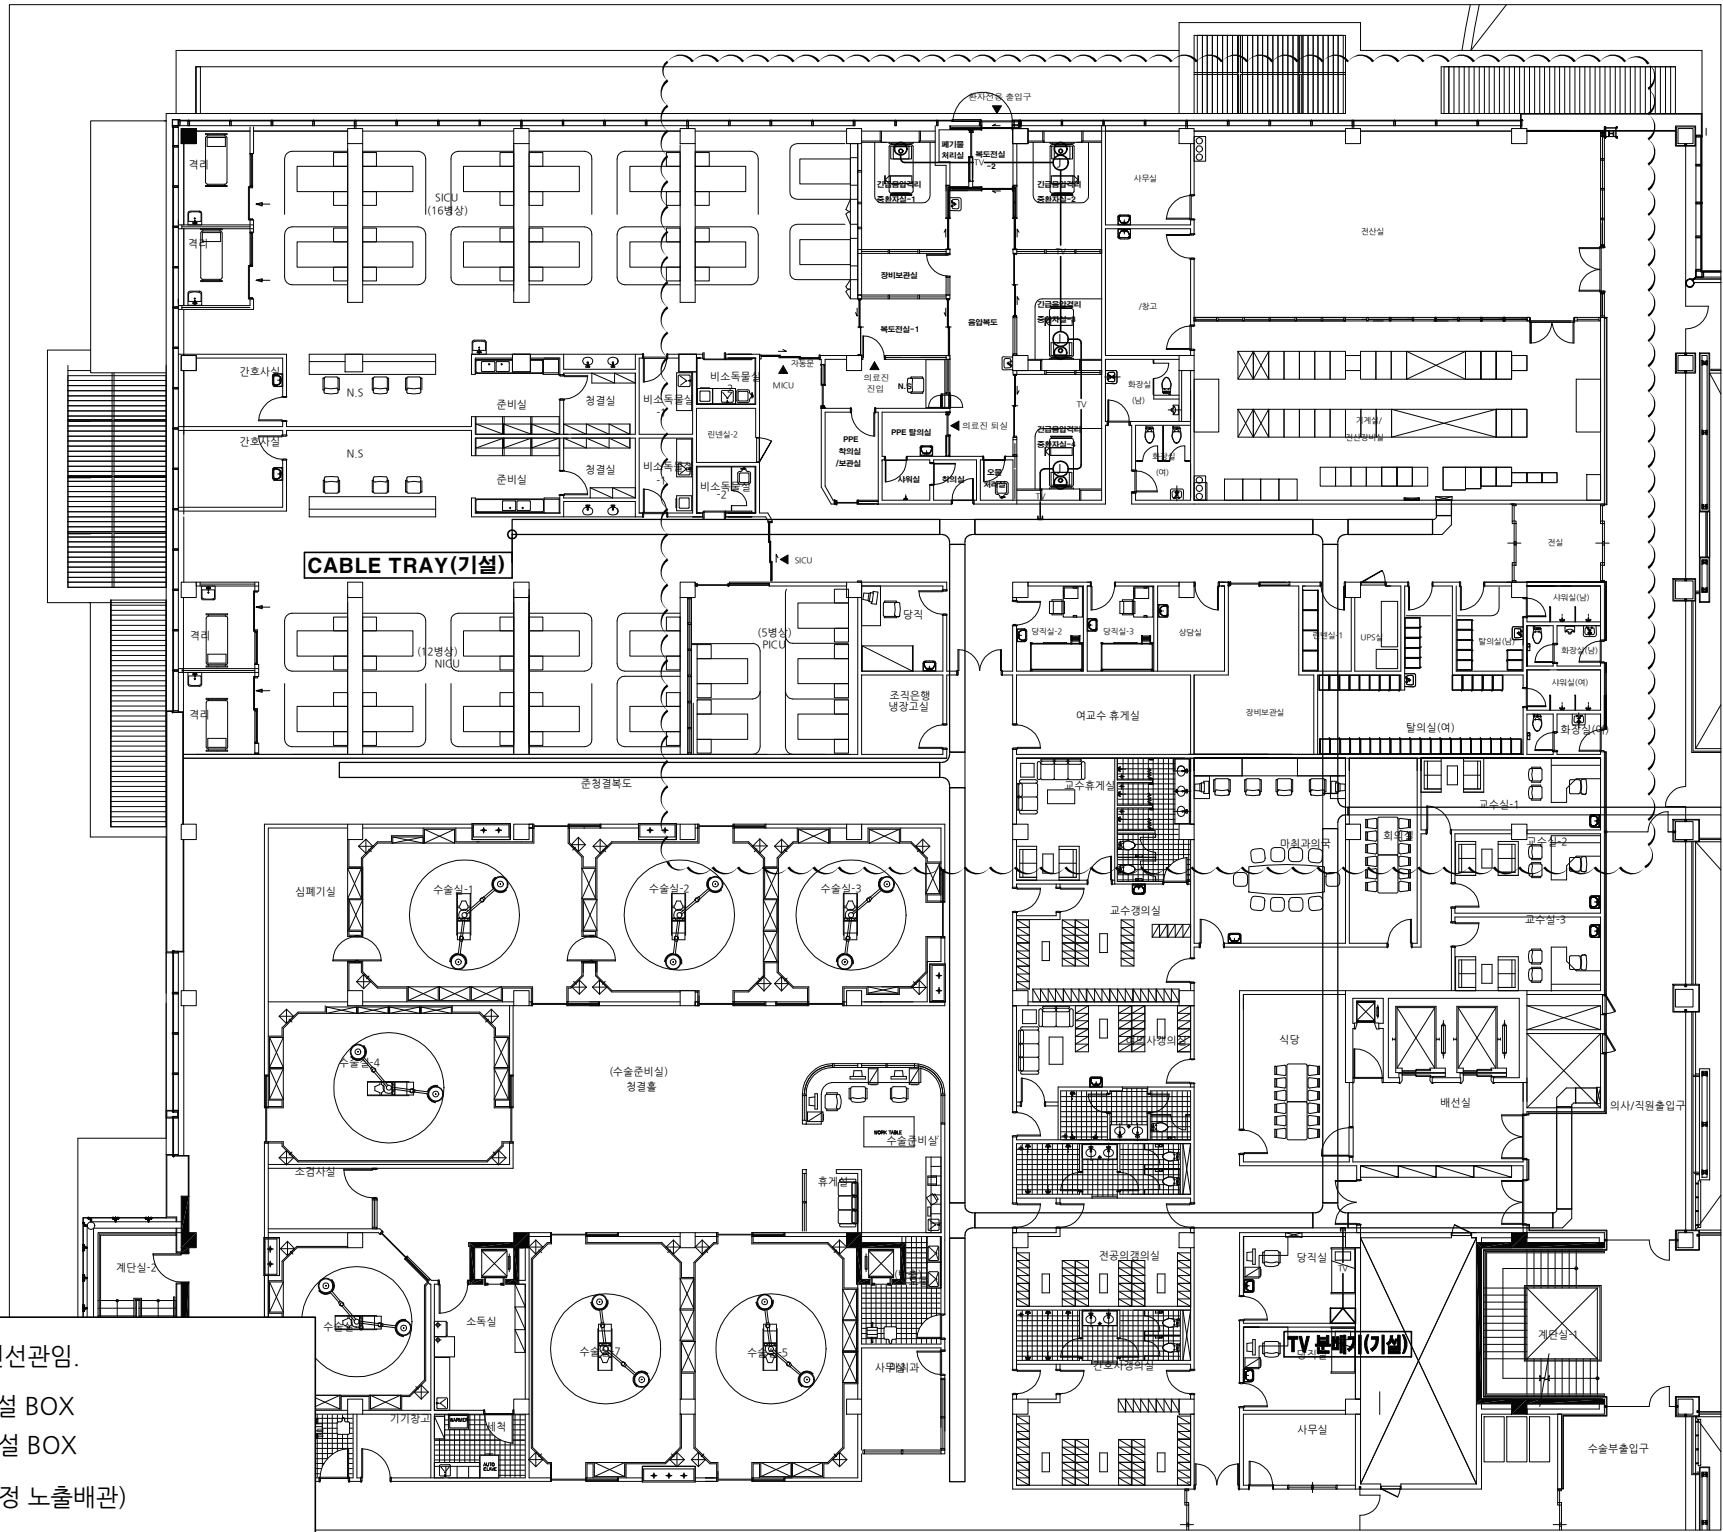

NOTE

- 별도 명기없는 배관은 난연 CD전선관임.
□ : 신설 기구 □ : 신설 BOX
□ : 기설 BOX
—TV— : 신설 배관 배선(천정 노출배관)
 : 5C-HFBT *1(CD 16C)
----- : 기설 배관 신설 배선
- 기설 TV분배기에 접속할것.
- 음압병동내 배관배선 설치시 관통으로 인하여 음압에 영향이 없도록 마감처리(폼 or 실리콘)할것.



긴급음압격리중환자실 TV설비 평면도(변경후)

SCALE:1/300

△					
○					
REV.	DATE	DESCRIPTION	BY	BY	APP

PROJECT TITLE

제주대학교병원 음압입원치료병상 시설확충 통신공사

DRAWING TITLE

긴급음압격리중환자실 TV설비 평면도(변경후)

APPROVAL DATE APPROVED

PROJECT NO. CHECKED 2



ENGINEER CHECKED 1

SCALE DRAWN / DATE

A3 : 1/300 2021. 03

DRAWING NO. REV.

NOTE

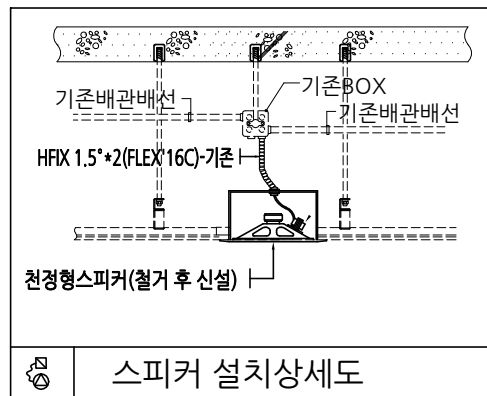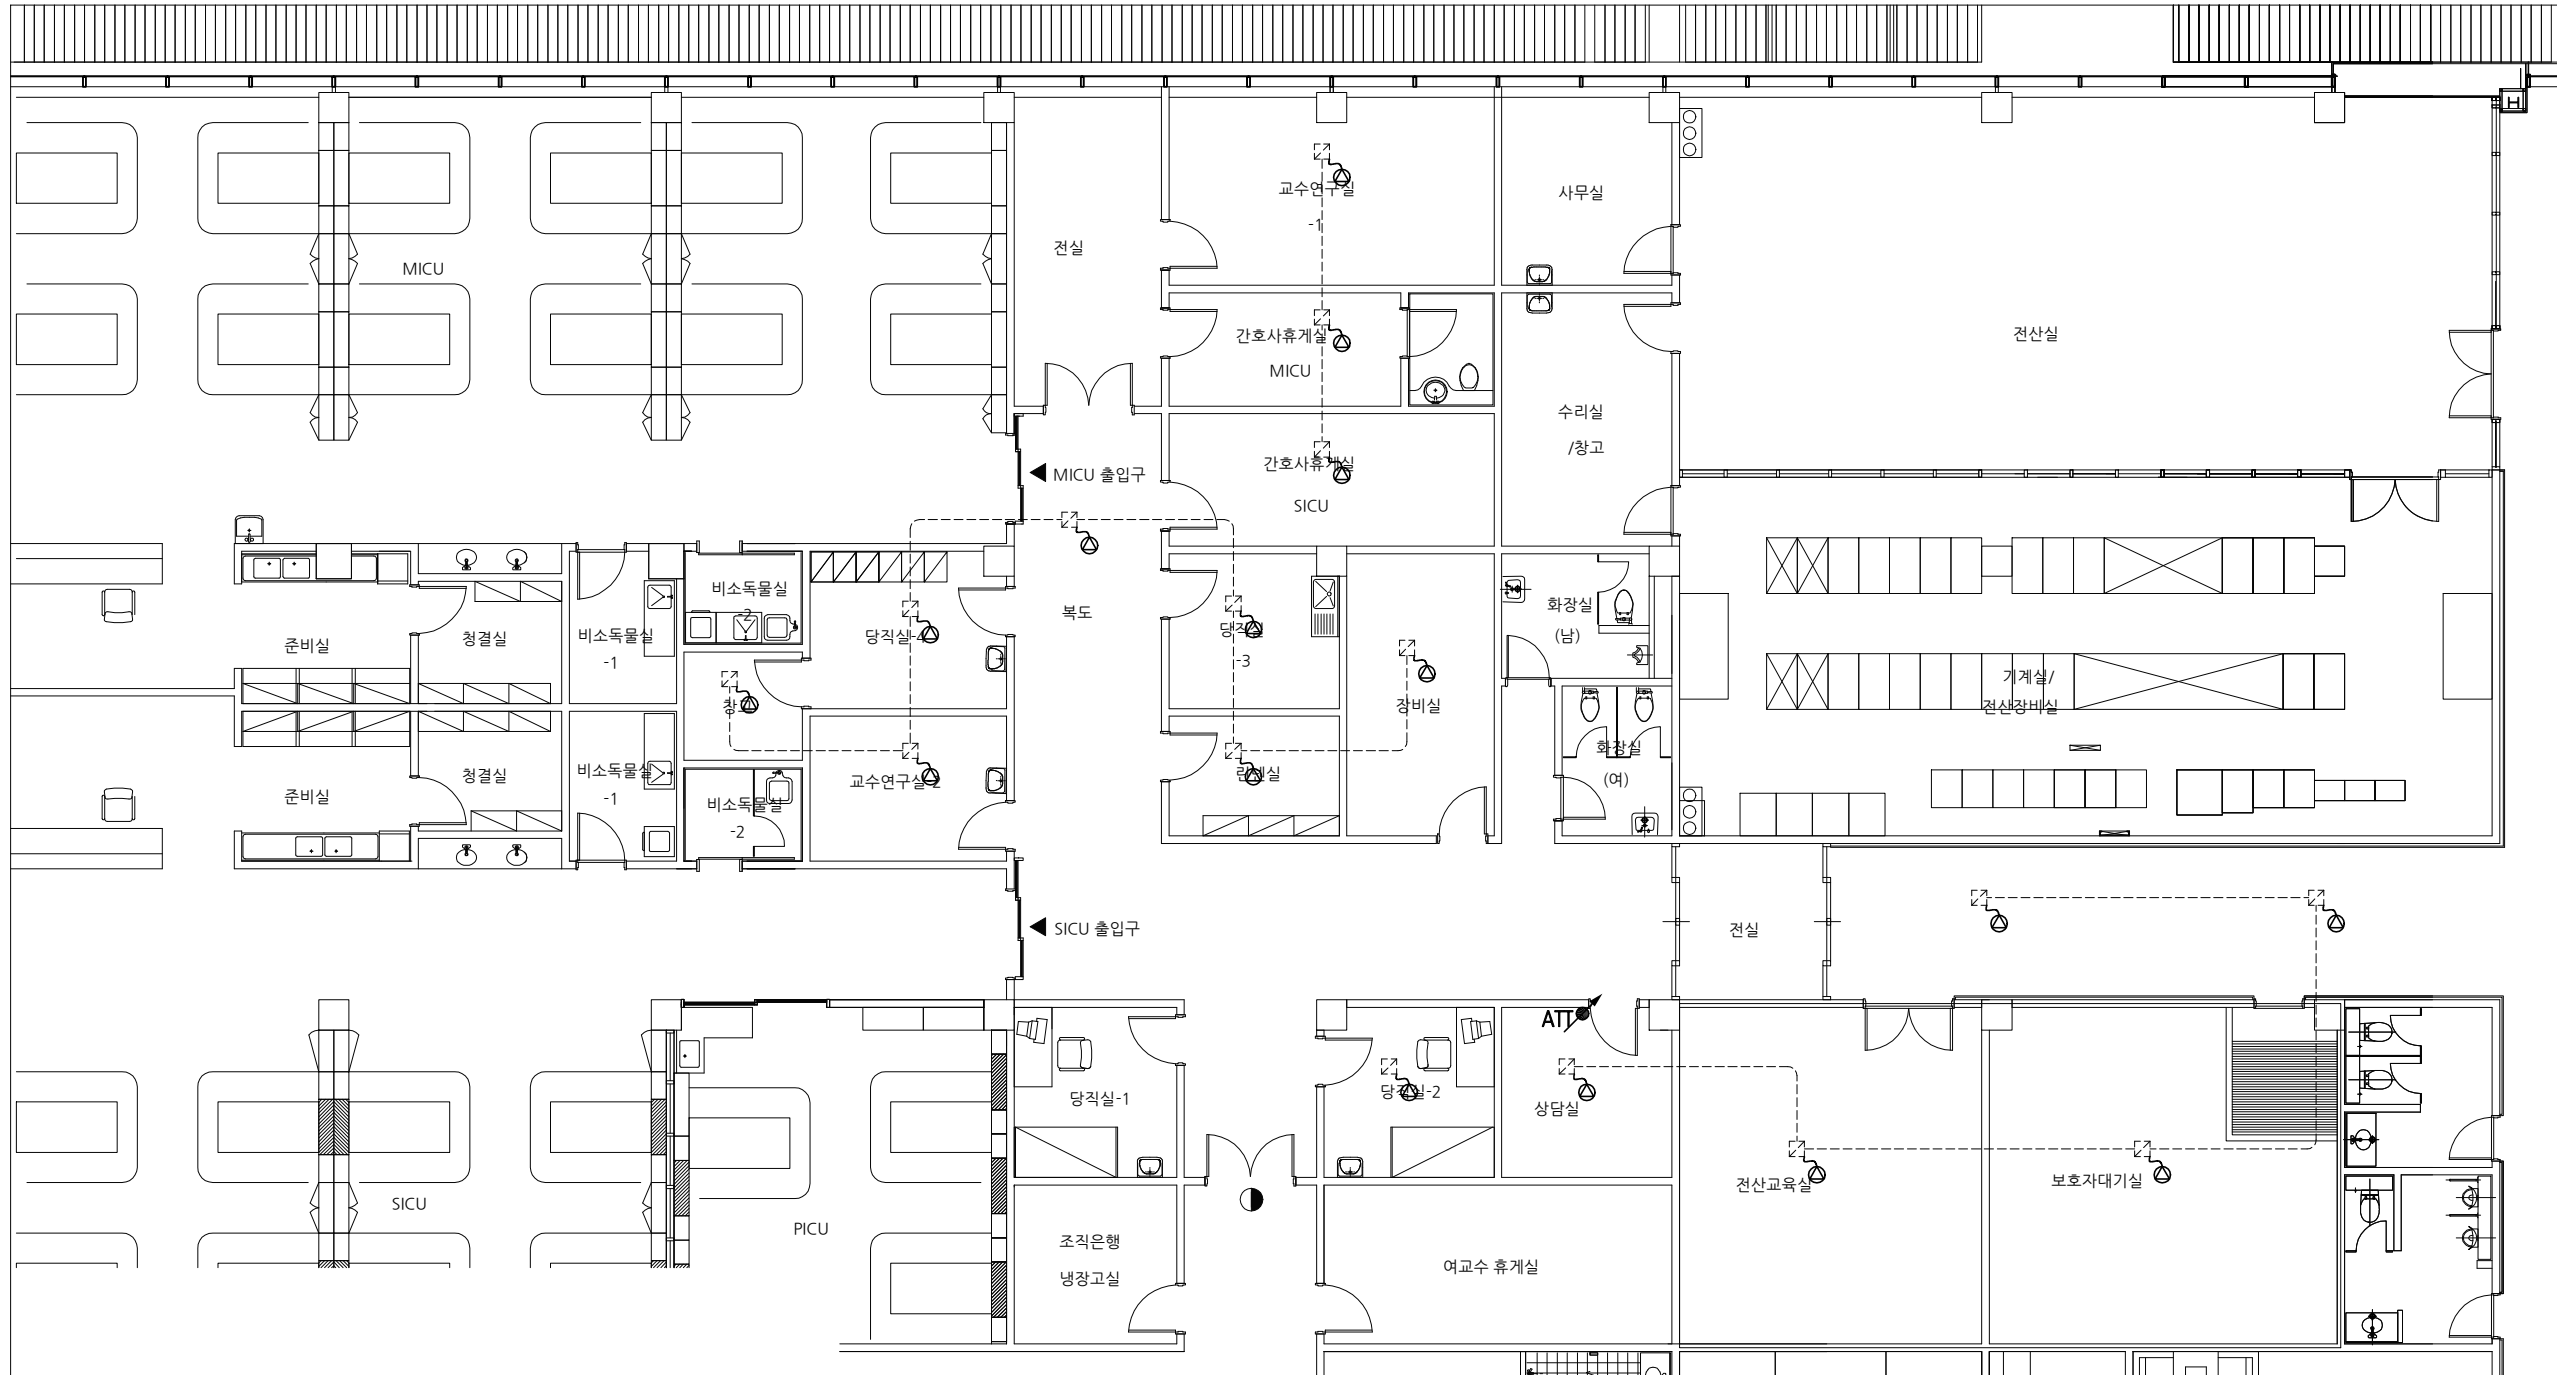

NOTE

----- : 기설 배관 신설 배선

스피커 설치상세도



긴급응급격리중환자실 방송설비 평면도(변경전)

SCALE:1/150

△					
○					
REV.	DATE	DESCRIPTION	BY	BY	APP

PROJECT TITLE


제주대학교병원 음압격리중환자실 시설확충 통신공사

DRAWING TITLE

긴급응급격리중환자실 방송설비 평면도(변경전)

APPROVAL DATE	APPROVED
PROJECT NO.	CHECKED 2
ENGINEER	CHECKED 1
SCALE	DRAWN / DATE
A3 : 1/150	2021. 03
DRAWING NO.	REV.

T - 105

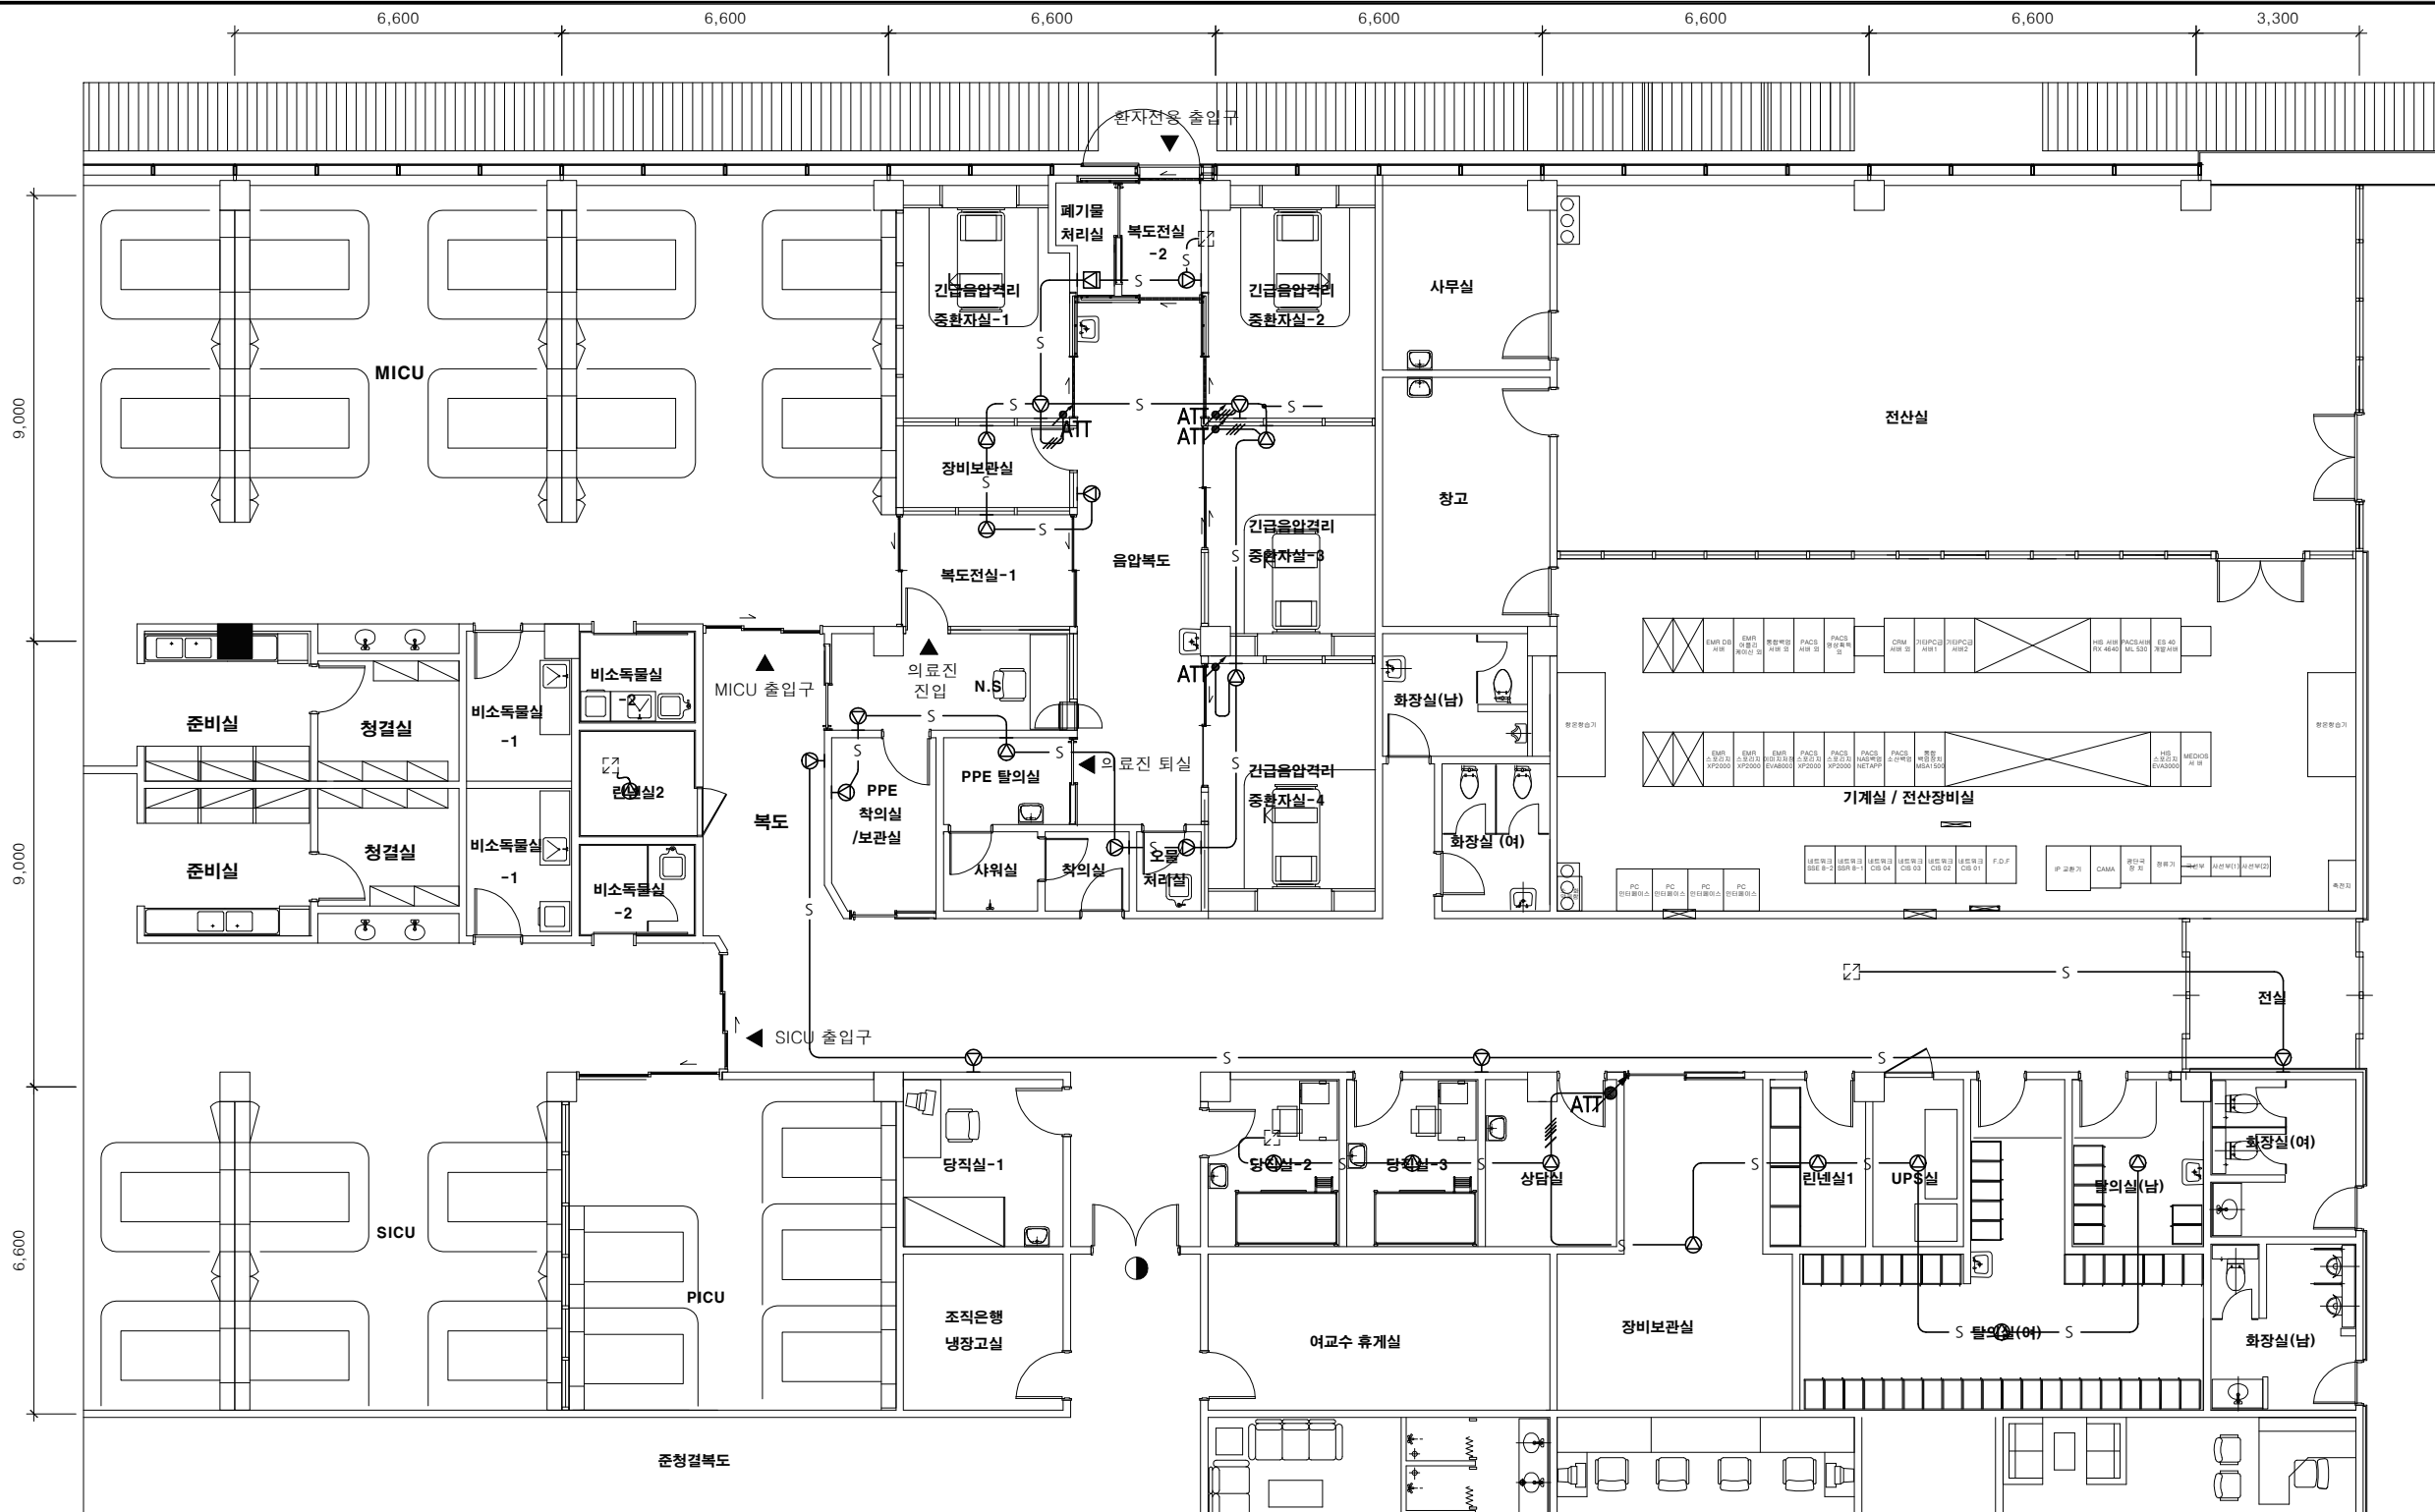

NOTE

1. 별도 명기없는 배관은 난연 CD전선관임.

- : 신설 기구 □ : 신설 BOX
- : 기설 BOX
- S— : 신설 배관 배선(천정 노출배관)
: F-FR3 2.5/2C (FLEX'16C)
- : 기설 배관 신설 배선

2. 음압병동내 배관배선 설치시 관통으로 인하여 음압에 영향이 없도록 마감처리(폼 or 실리콘)할것.

긴급음압격리중환자실 방송설비 평면도(변경후)

SCALE:1/150

PROJECT TITLE

제주대학교병원 음압입원치료병상 시설확충 통신공사

DRAWING TITLE

긴급음압격리중환자실 방송설비 평면도(변경후)

APPROVAL DATE	APPROVED
PROJECT NO.	CHECKED 2
ENGINEER	CHECKED 1
SCALE	DRAWN / DATE
A3 : 1/150	2021. 03
DRAWING NO.	REV.



NOTE

1. 별도 명기없는 배관은 난연 CD전선관임.

 : 신설 기구  : 신설 BOX
 : 기구 교체  : 기설 BOX
 : 신설 배관 배선(천정 노출배관)
 : 기설 배관 신설 배선

2. AP의 경우 철거 후 재설치 할 것.


긴급응급격리병동 LAN, TEL설비 평면도(변경전)
 SCALE:1/200

△					
○					
REV.	DATE	DESCRIPTION	BY	BY	APP

PROJECT TITLE

제주대학교병원 음압격리치료병상 시설확충 통신공사

DRAWING TITLE

긴급응급격리병동 LAN, TEL설비 평면도(변경전)


APPROVAL DATE	APPROVED
PROJECT NO.	CHECKED 2
ENGINEER	CHECKED 1
SCALE	DRAWN / DATE
A3 : 1/200	2021. 03
DRAWING NO.	REV.
T - 200	



- 


SCALE:1/200

DRAWNG NO.	REV.
------------	------

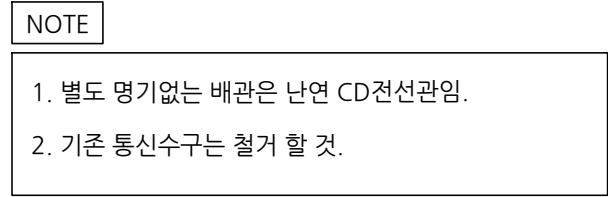

SCALE:1/200


DRAWING NO.	REV.
T - 202	

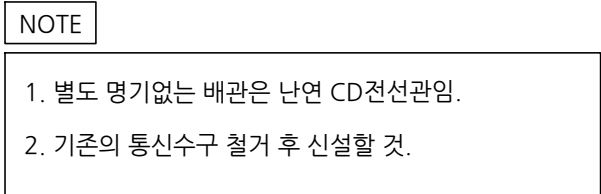

SCALE:1/200

1					
0					
REV.	DATE	DESCRIPTION	BY	BY	APP

PROJECT TITLE	
제주대학교병원 음압입원치료병상 시설확충 통신공사	
DRAWING TITLE	
금급음압격리병동 TV설비 평면도(변경후)	
APPROVAL DATE	APPROVED
PROJECT NO.	CHECKED 2
ENGINEER	CHECKED 1
SCALE	DRAWN / DATE
A3 : 1/200	2021. 03
DRAWING NO.	REV.
T - 203	

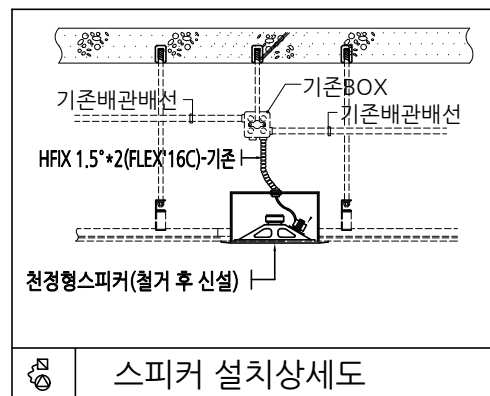

SCALE:1/200


DRAWING NO.	REV.
T - 204	



- 

SCALE:1/200


DRAWNG NO.	RE
------------	----

 [illegible]

DRAWING TITLE

긴급응급격리중환자실 너스콜 설비 계통도

APPROVAL DATE	APPROVED
PROJECT NO.	CHECKED 2
ENGINEER	CHECKED 1
SCALE A3 : 1/NONE	DRAWN / DATE 2021 . 03
DRAWING NO.	REV.

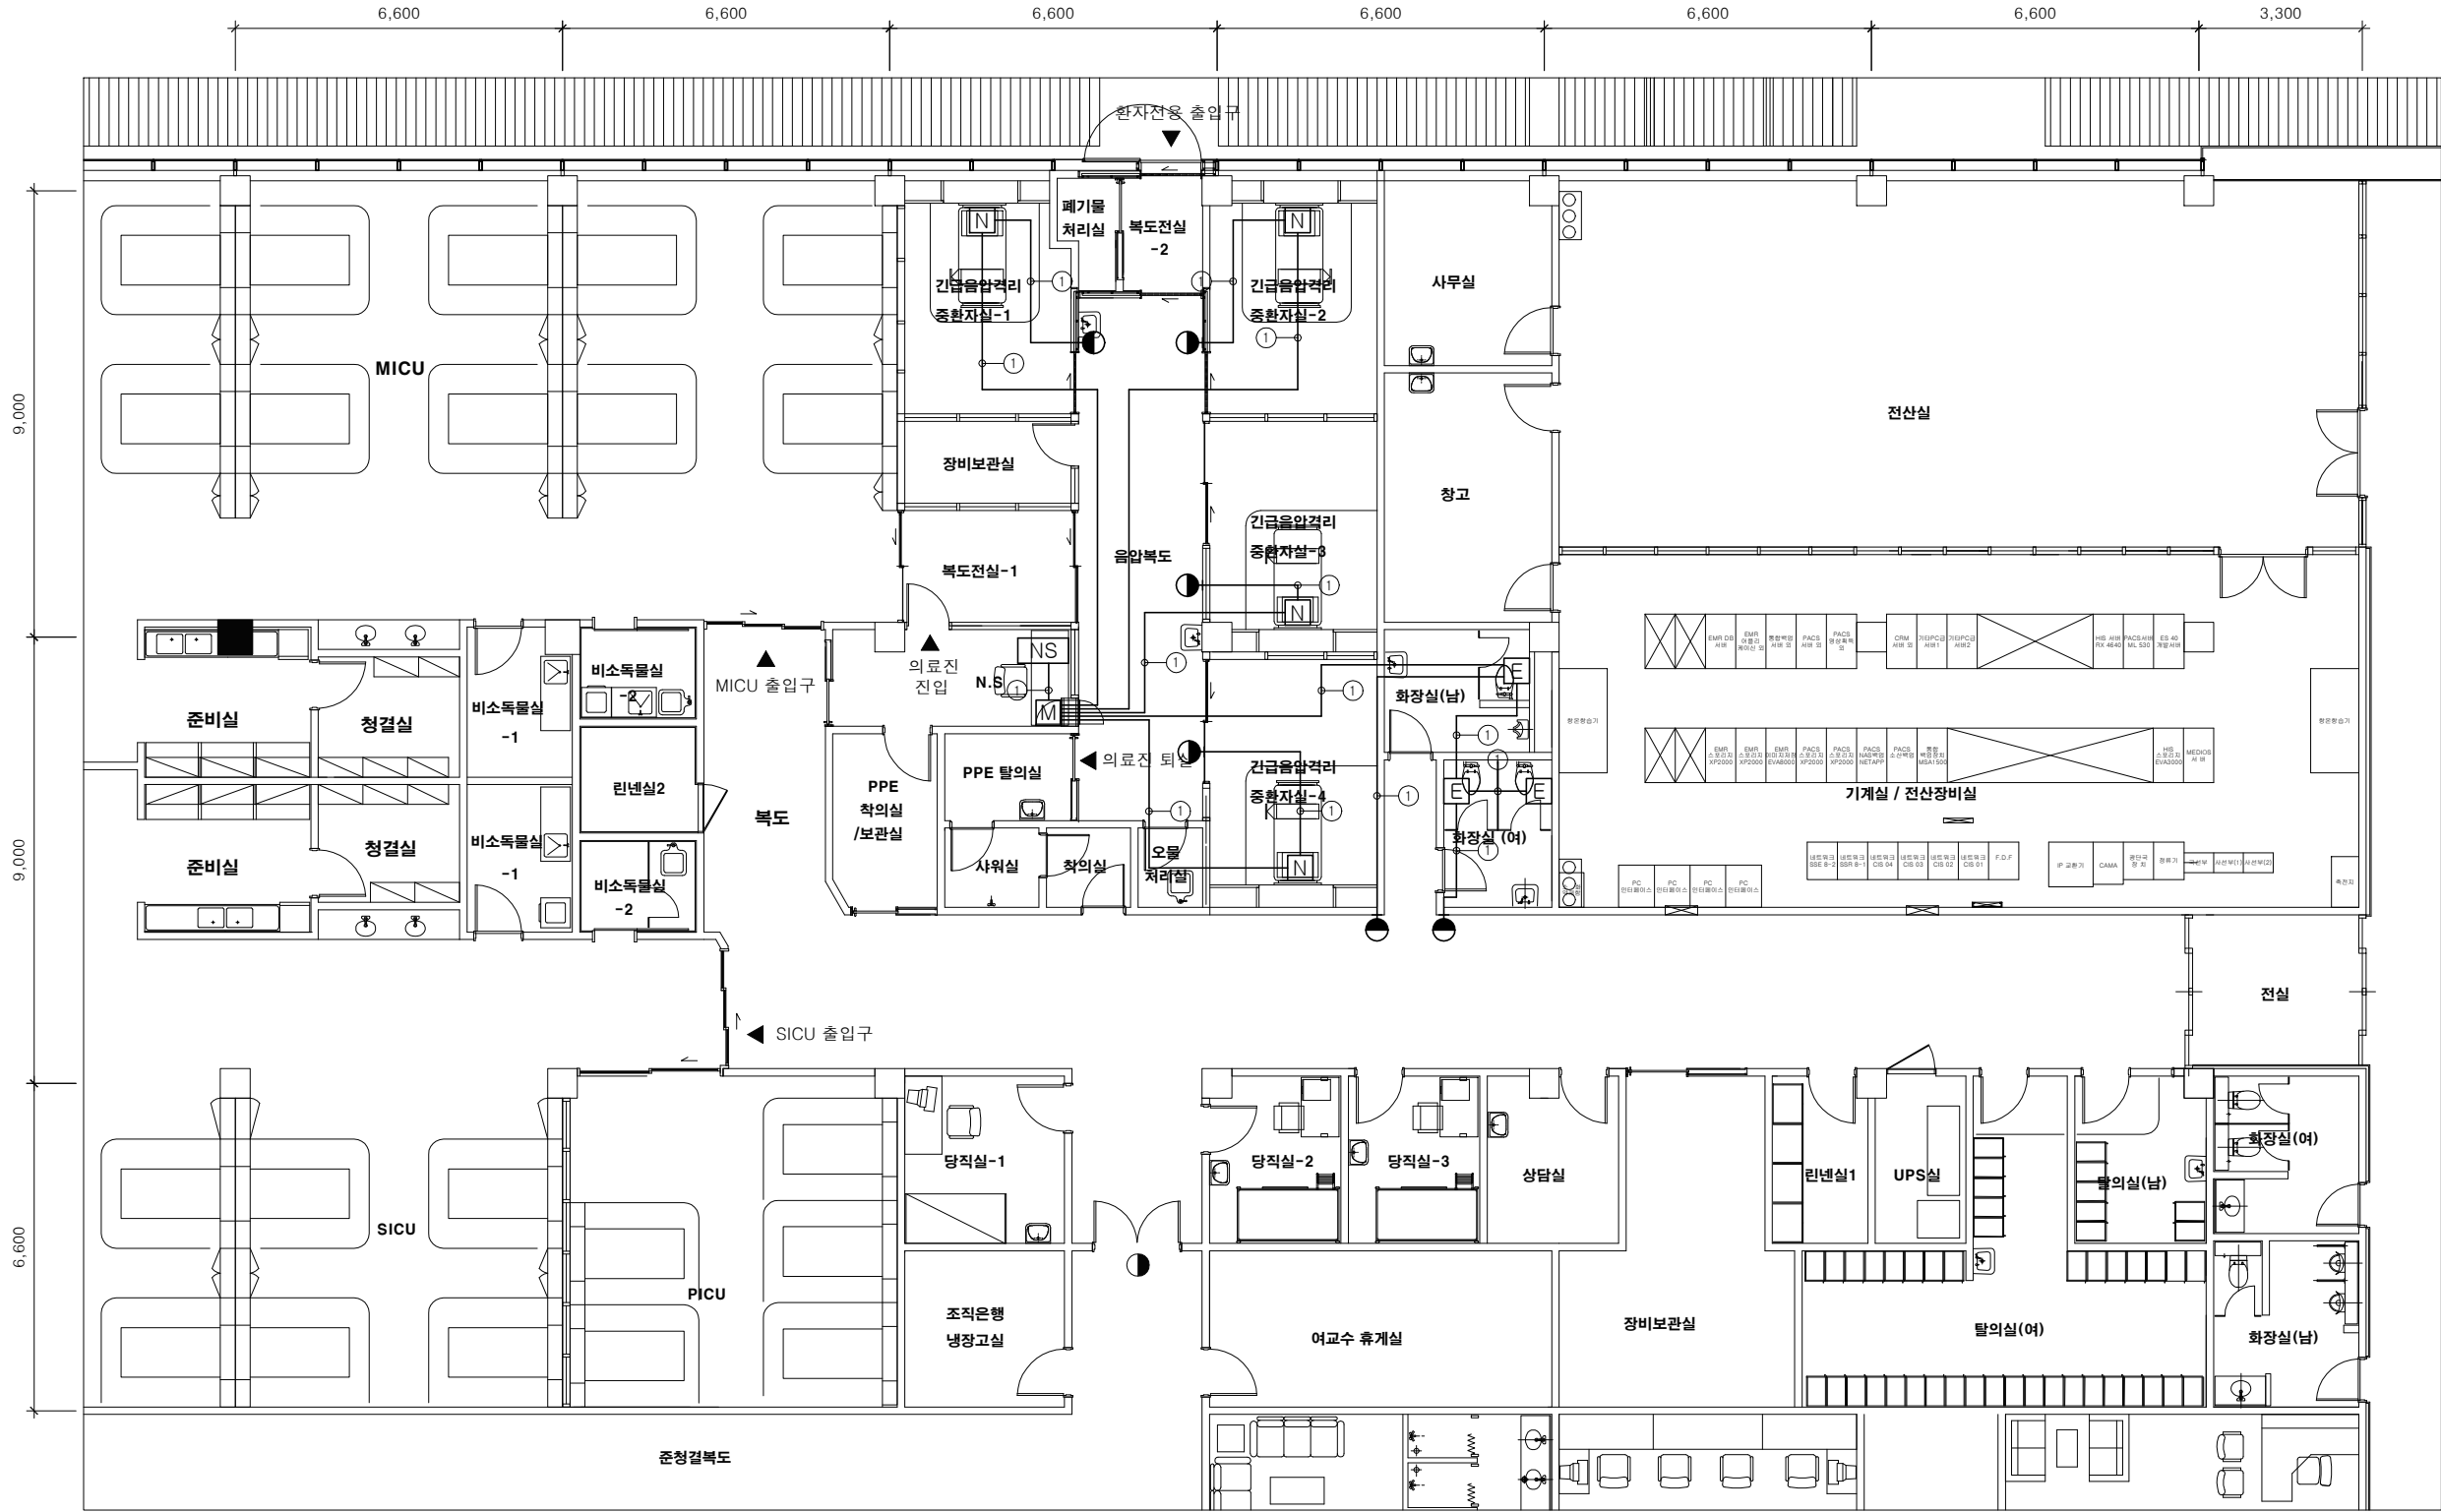

SYMBOL	DESCRIPTION	NOTES
NS	주 수신기	
M	중앙 제어기	입력 전원AC220V
N	간호사 호출기	
●	복도 표시등	
E	누름형 위급호출기	
NO	CABLE 명칭	NOTES
①	UTP CABLE (CAT6)	16C



긴급응급격리중환자실 너스콜 설비 평면도

SCALE:1/150

△					
0					
REV.	DATE	DESCRIPTION	BY	BY	APP

PROJECT TITLE

제주대학교병원 응급응급격리중환자실 시설확충 통신공사

DRAWING TITLE

긴급응급격리중환자실 너스콜 설비 평면도

APPROVAL DATE	APPROVED
PROJECT NO.	CHECKED 2
ENGINEER	CHECKED 1
SCALE	DRAWN / DATE
A3 : 1/150	2021. 03
DRAWING NO.	REV.
T - 301	

긴급응답격리병동 너스콜 설비의 경우 너스콜 장비가 노후화가 되어 금번 공사에는 너스콜 장비 교체 부분만 진행할 것.(배관, 배선은 미포함.)

[illegible]


DRAWING TITLE

긴급응급격리병동 너스콜설비 평면도

APPROVAL DATE	APPROVED
PROJECT NO.	CHECKED 2
ENGINEER	CHECKED 1
SCALE	DRAWN / DATE
A3 : 1/NONE	2021. 03
DRAWING NO.	REV.

T - 302

NOTE

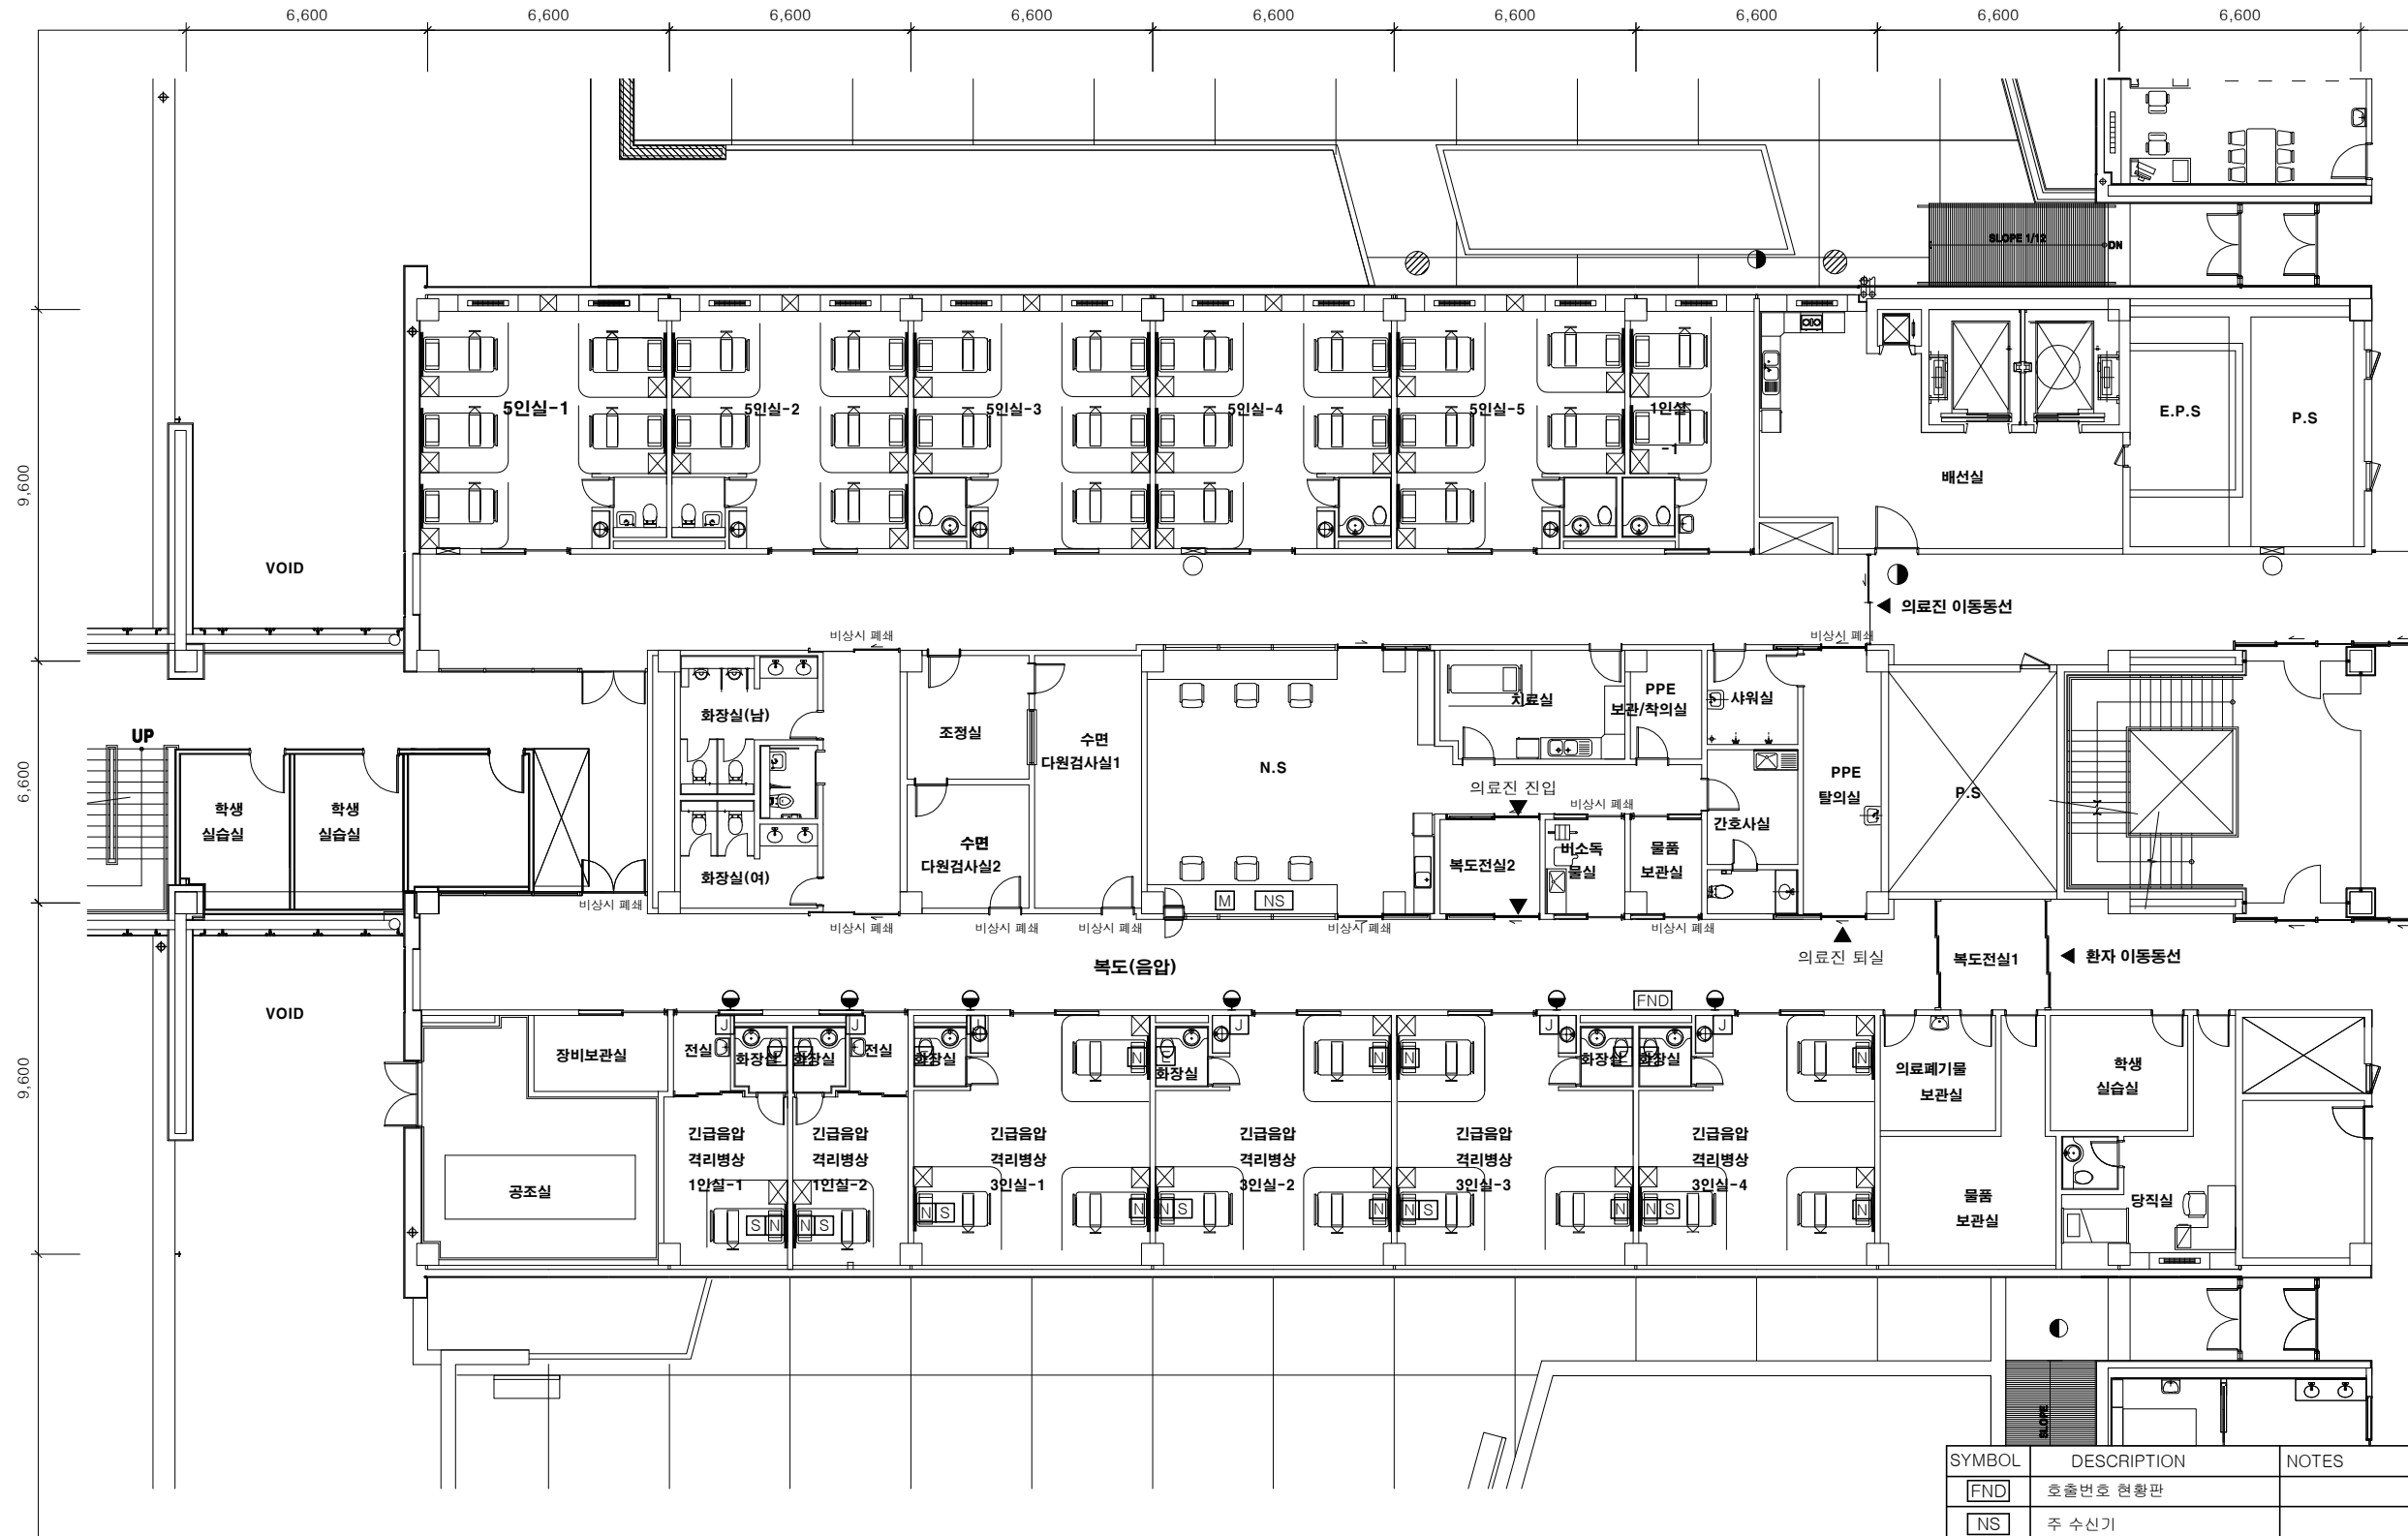

NOTE

긴급응답격리병동 너스콜 설비의 경우 너스콜 장비가 노후화가 되어 금번 공사에는
너스콜 장비 교체 부분만 진행할 것.(배관, 배선은 미포함.)



긴급응답격리병동 너스콜 설비 평면도

SCALE:1/200

SYMBOL	DESCRIPTION	NOTES
[FND]	호출번호 현황판	
[NS]	주 수신기	
[M]	중앙 제어기	입력전원AC220V
[N]	간호사 호출기	
[S]	SUB/간선CPU	
[E]	누름형 위급호출기	
[W]	당김형 위급호출기	
[J]	재중스위치	
NO	CABLE 명칭	NOTES
①	UTP CABLE (CAT6)/HIV 1.5X3	22C
②	UTP CABLE (CAT5)	16C
③	UTP CABLE (CAT5)X2	16C

REV.	DATE	DESCRIPTION	BY	BY	APP
1					
0					

PROJECT TITLE
제주대학교병원 응급응답격리병상 시설확충 통신공사

DRAWING TITLE
긴급응답격리병동 너스콜 설비 평면도

APPROVAL DATE
APPROVED

PROJECT NO.
CHECKED 2

ENGINEER
CHECKED 1

SCALE
A3 : 1/200
DRAWN / DATE
2021. 03

DRAWING NO.
T - 303
REV.

주수신기위치 :
간호사 스테이션 책상 상부
(중앙제어기-주수신기간 공간확보)

중앙제어기함 노출형 위치 :
바닥에서 500mm위치(320X420X90)
(전원선2Cdhk 접지선1C 인출 조건)
간호사스테이션 하부 벽면부착

위급호출기 위치 :
바닥에서 1,000mm
휴지걸이 위치 우측 200mm

-복도등 위치 :
바닥에서 2100mm
(문틀상부 우측 모서리)


- AC 220V 콘센트 필요 기기
 - * 중앙제어기
 - * 응급용 주수신기
 - * PC 컨트롤러
 - * 모니터 전광판

* 콘솔내 전기결선은 전기 공사업체 시공 *


PROJECT TITLE

제주대학교병원 음파이완치료병상 시설풍충통시공사

DRAWING TITLE	
너스콜 설비 기기 상세도	
APPROVAL DATE	APPROVED
PROJECT NO.	CHECKED 2
ENGINEER	CHECKED 1
SCALE	DRAWN / DATE
A3 : 1/NONE	2021. 03
DRAWING NO.	REV.
T - 304	

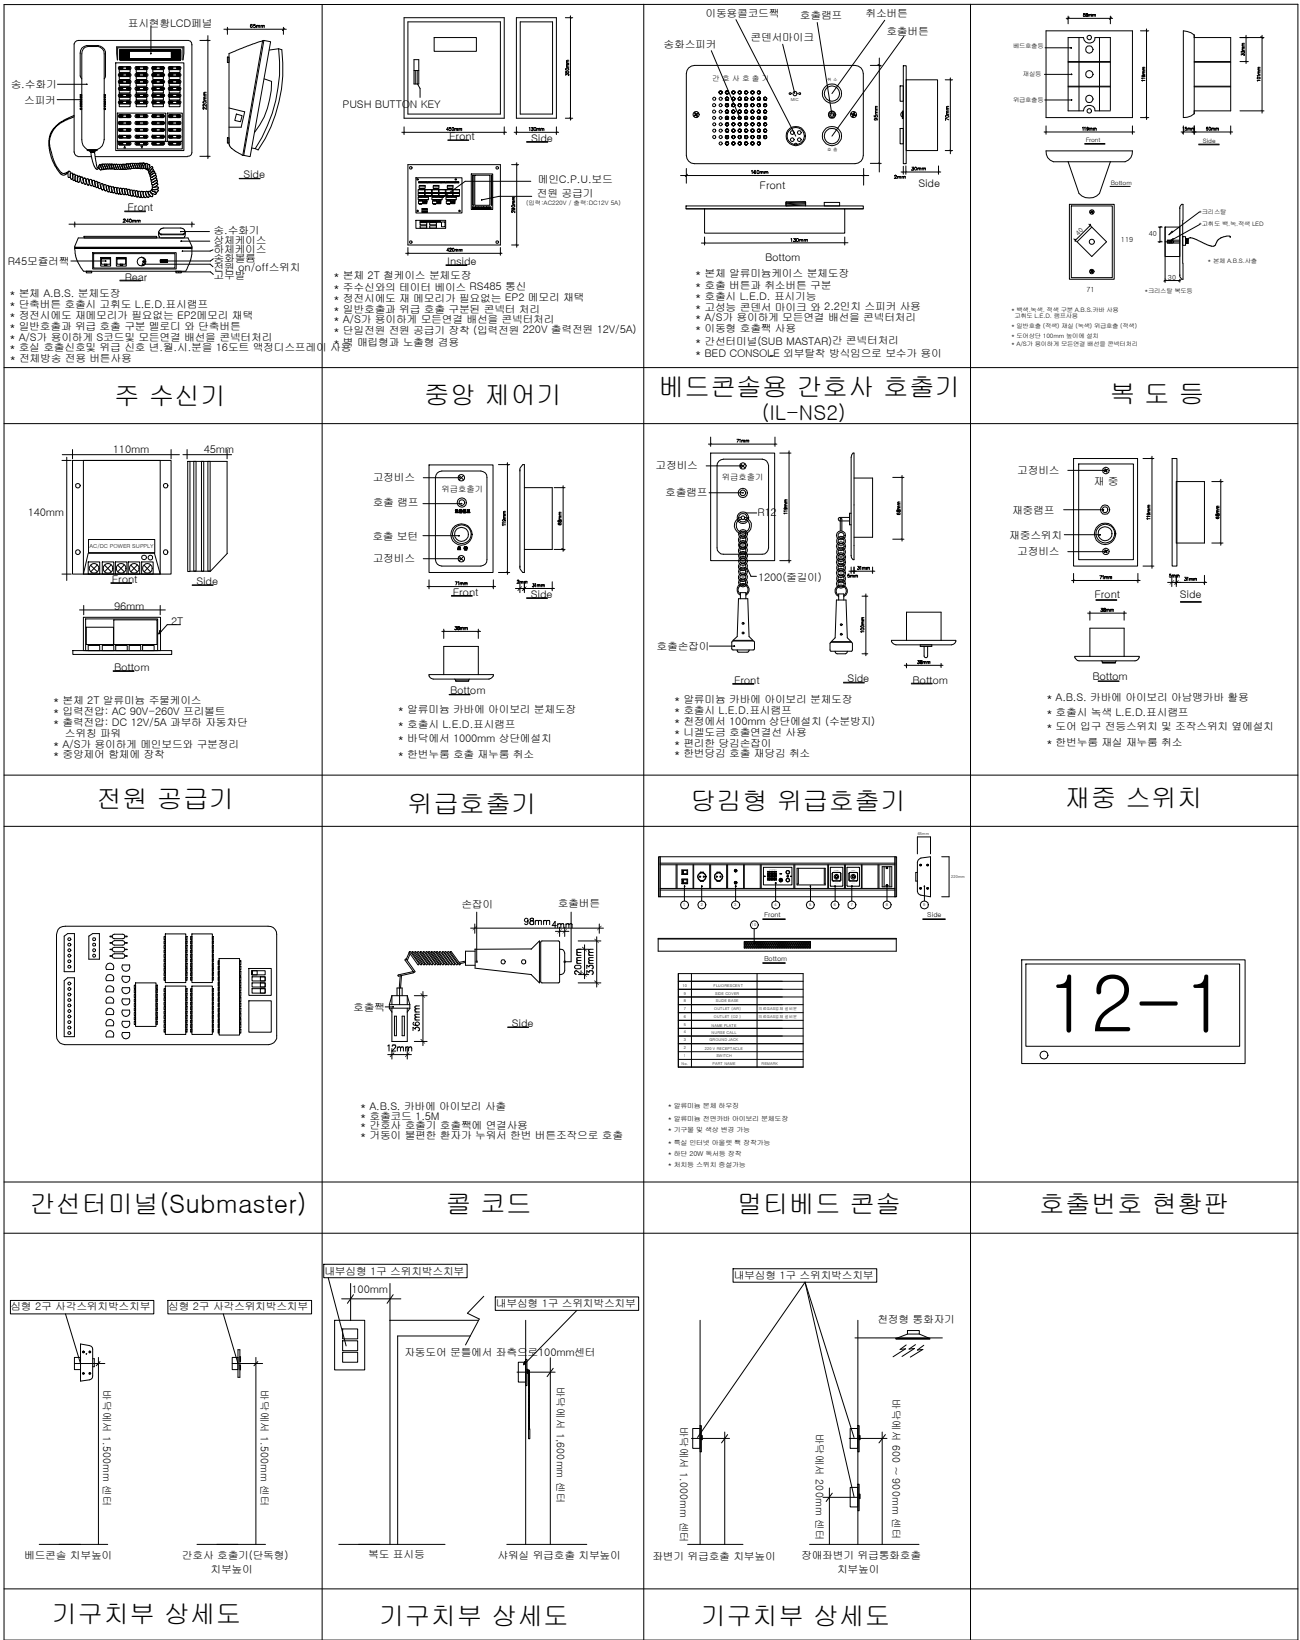


너스콜 설비 기기 상세도
 SCALE:1/NONE

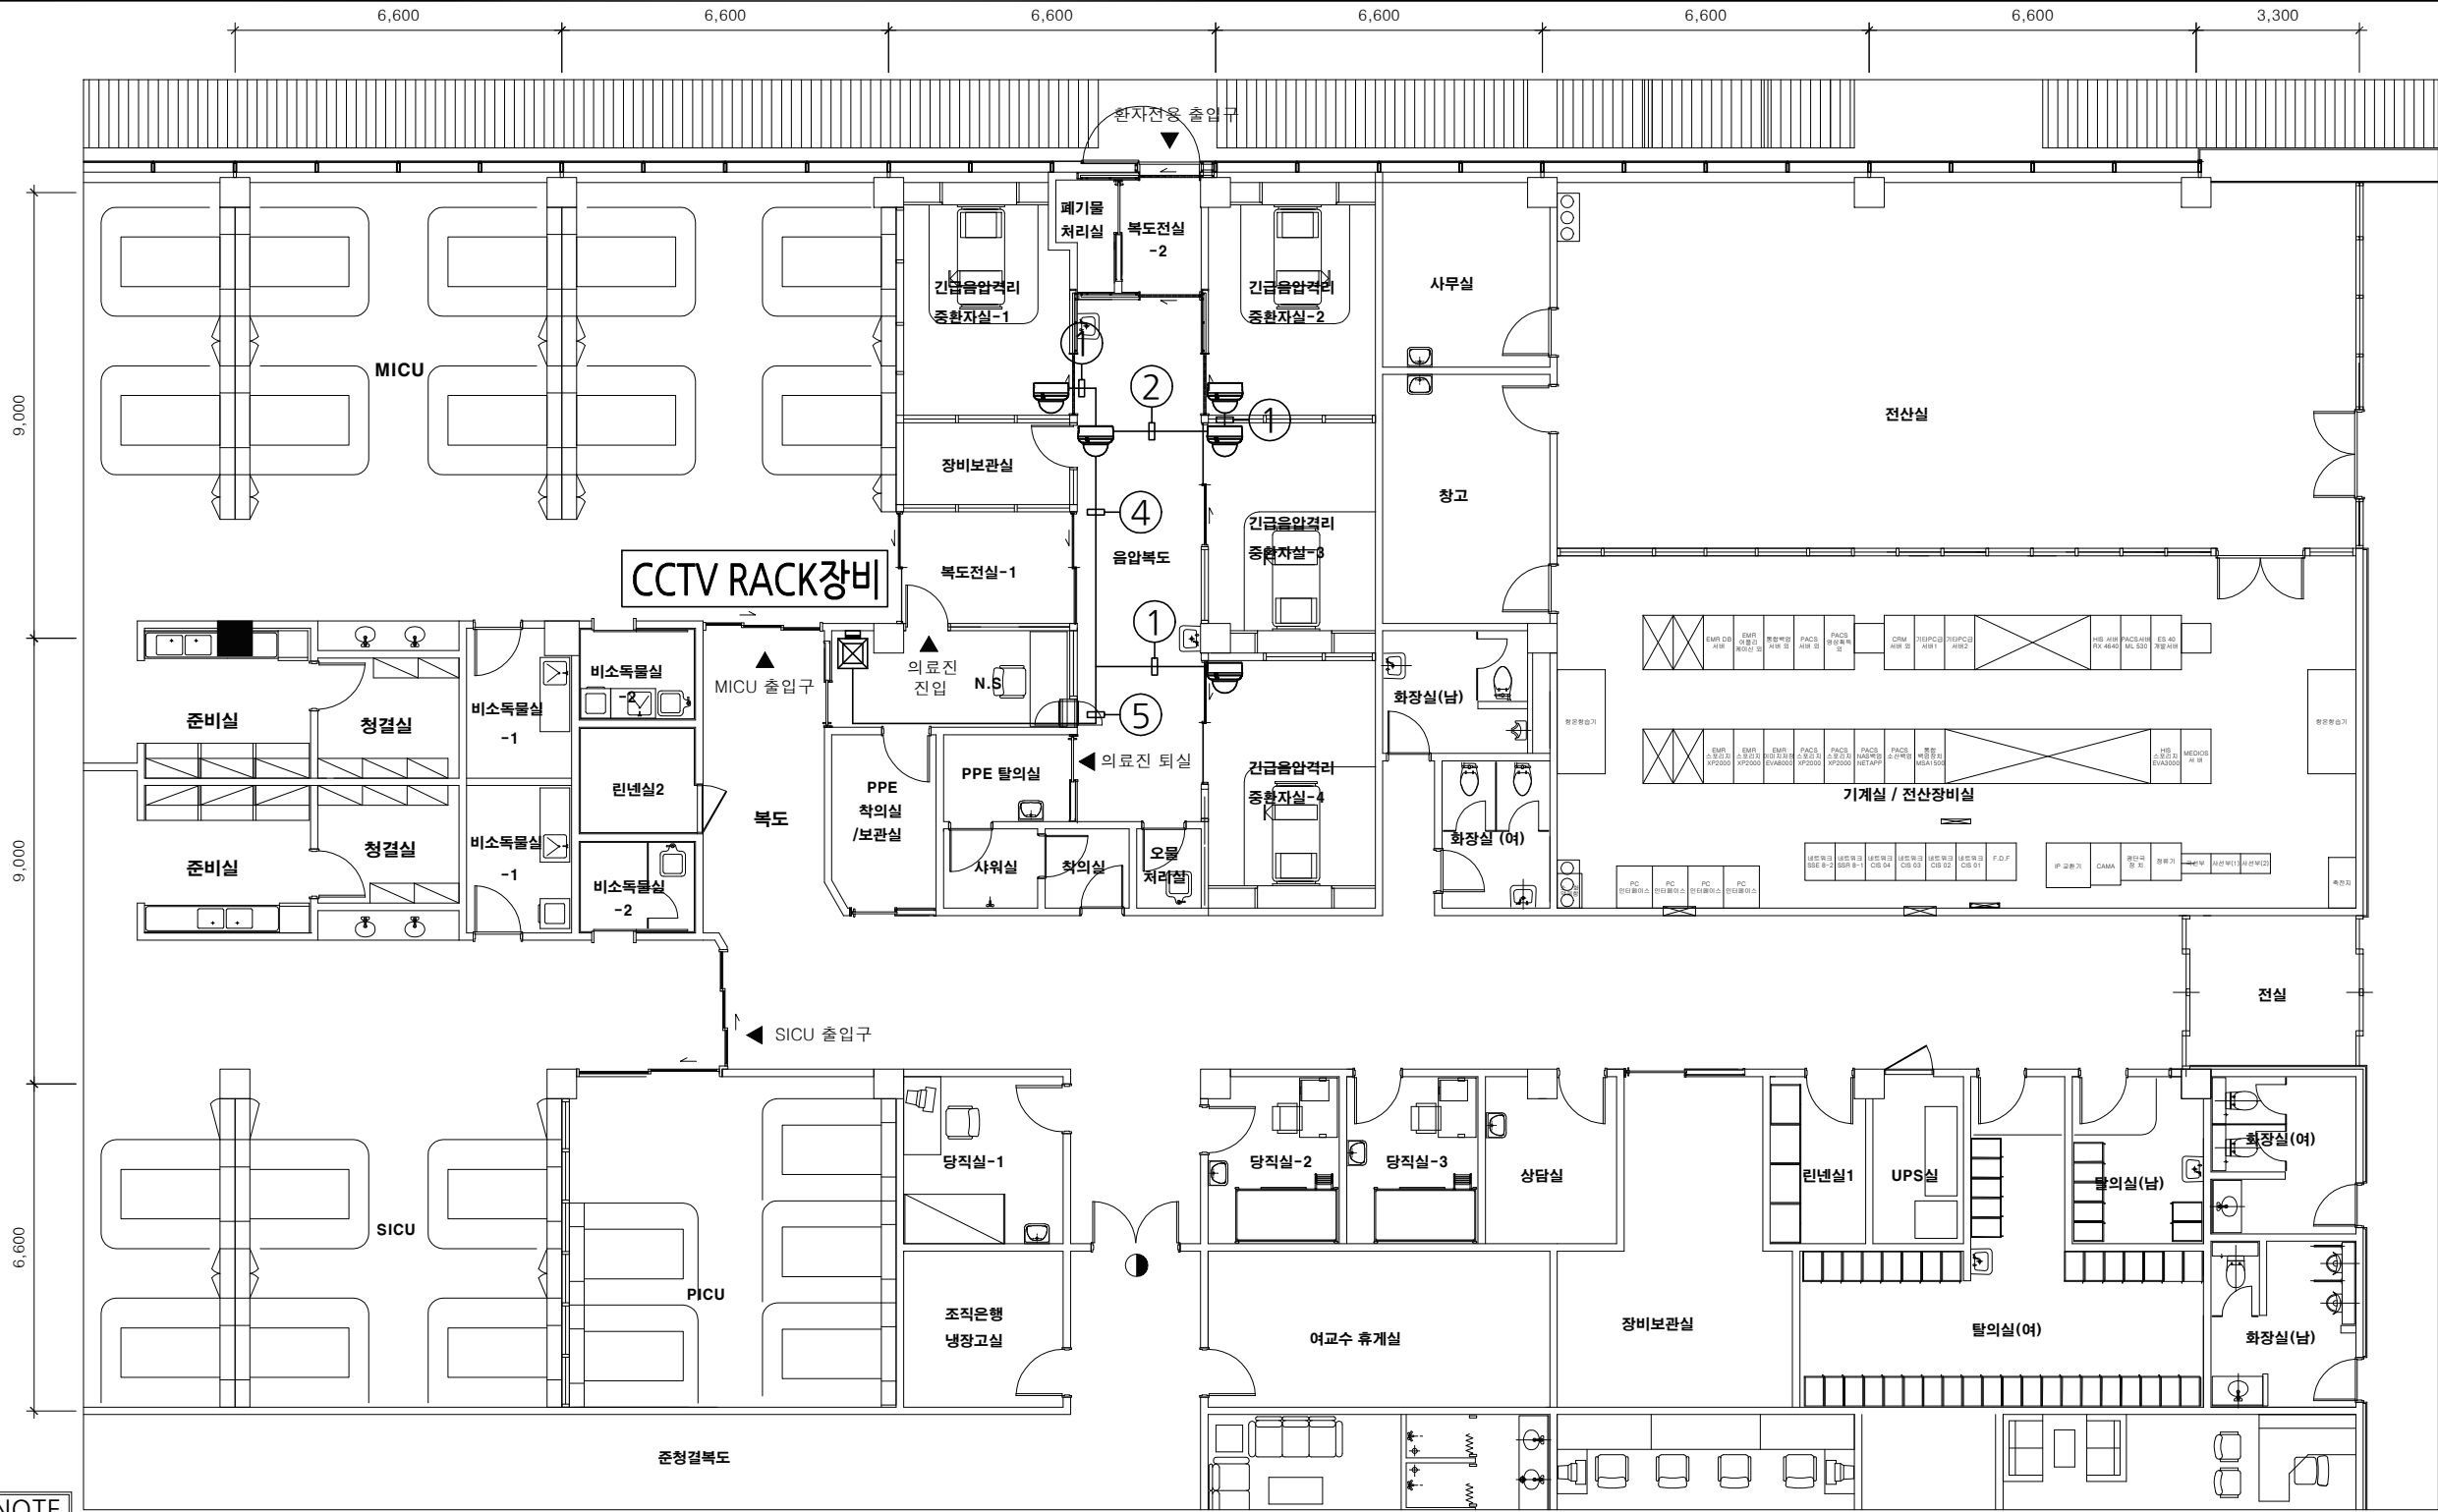

NOTE

기 호	내 용	비 고
	IP IR DOME CAMERA(2M PIXEL)	
①	UTP Cat.6 0.5mm/4P * 1(16C)	
②	UTP Cat.6 0.5mm/4P * 2(16C)	
③	UTP Cat.6 0.5mm/4P * 3(22C)	
④	UTP Cat.6 0.5mm/4P * 4(22C)	
⑤	UTP Cat.6 0.5mm/4P * 5(22C)	
* CCTV의 설치개수 및 설치위치는 CCTV설치 업자 및 발주처와 협의 후 결정.		



지상2층 긴급음압격리중환자실 CCTV설비 평면도

SCALE:1/150

△					
○					
REV.	DATE	DESCRIPTION	BY	BY	APP

PROJECT TITLE


제주대학교병원 음압임치료병상 시설확충 통신공사

DRAWING TITLE

지상2층 긴급음압격리중환자실 CCTV설비 평면도

APPROVAL DATE	APPROVED
PROJECT NO.	CHECKED 2
ENGINEER	CHECKED 1
SCALE	DRAWN / DATE
A3 : 1/150	2021. 03
DRAWING NO.	REV.
T - 500	

NOTE

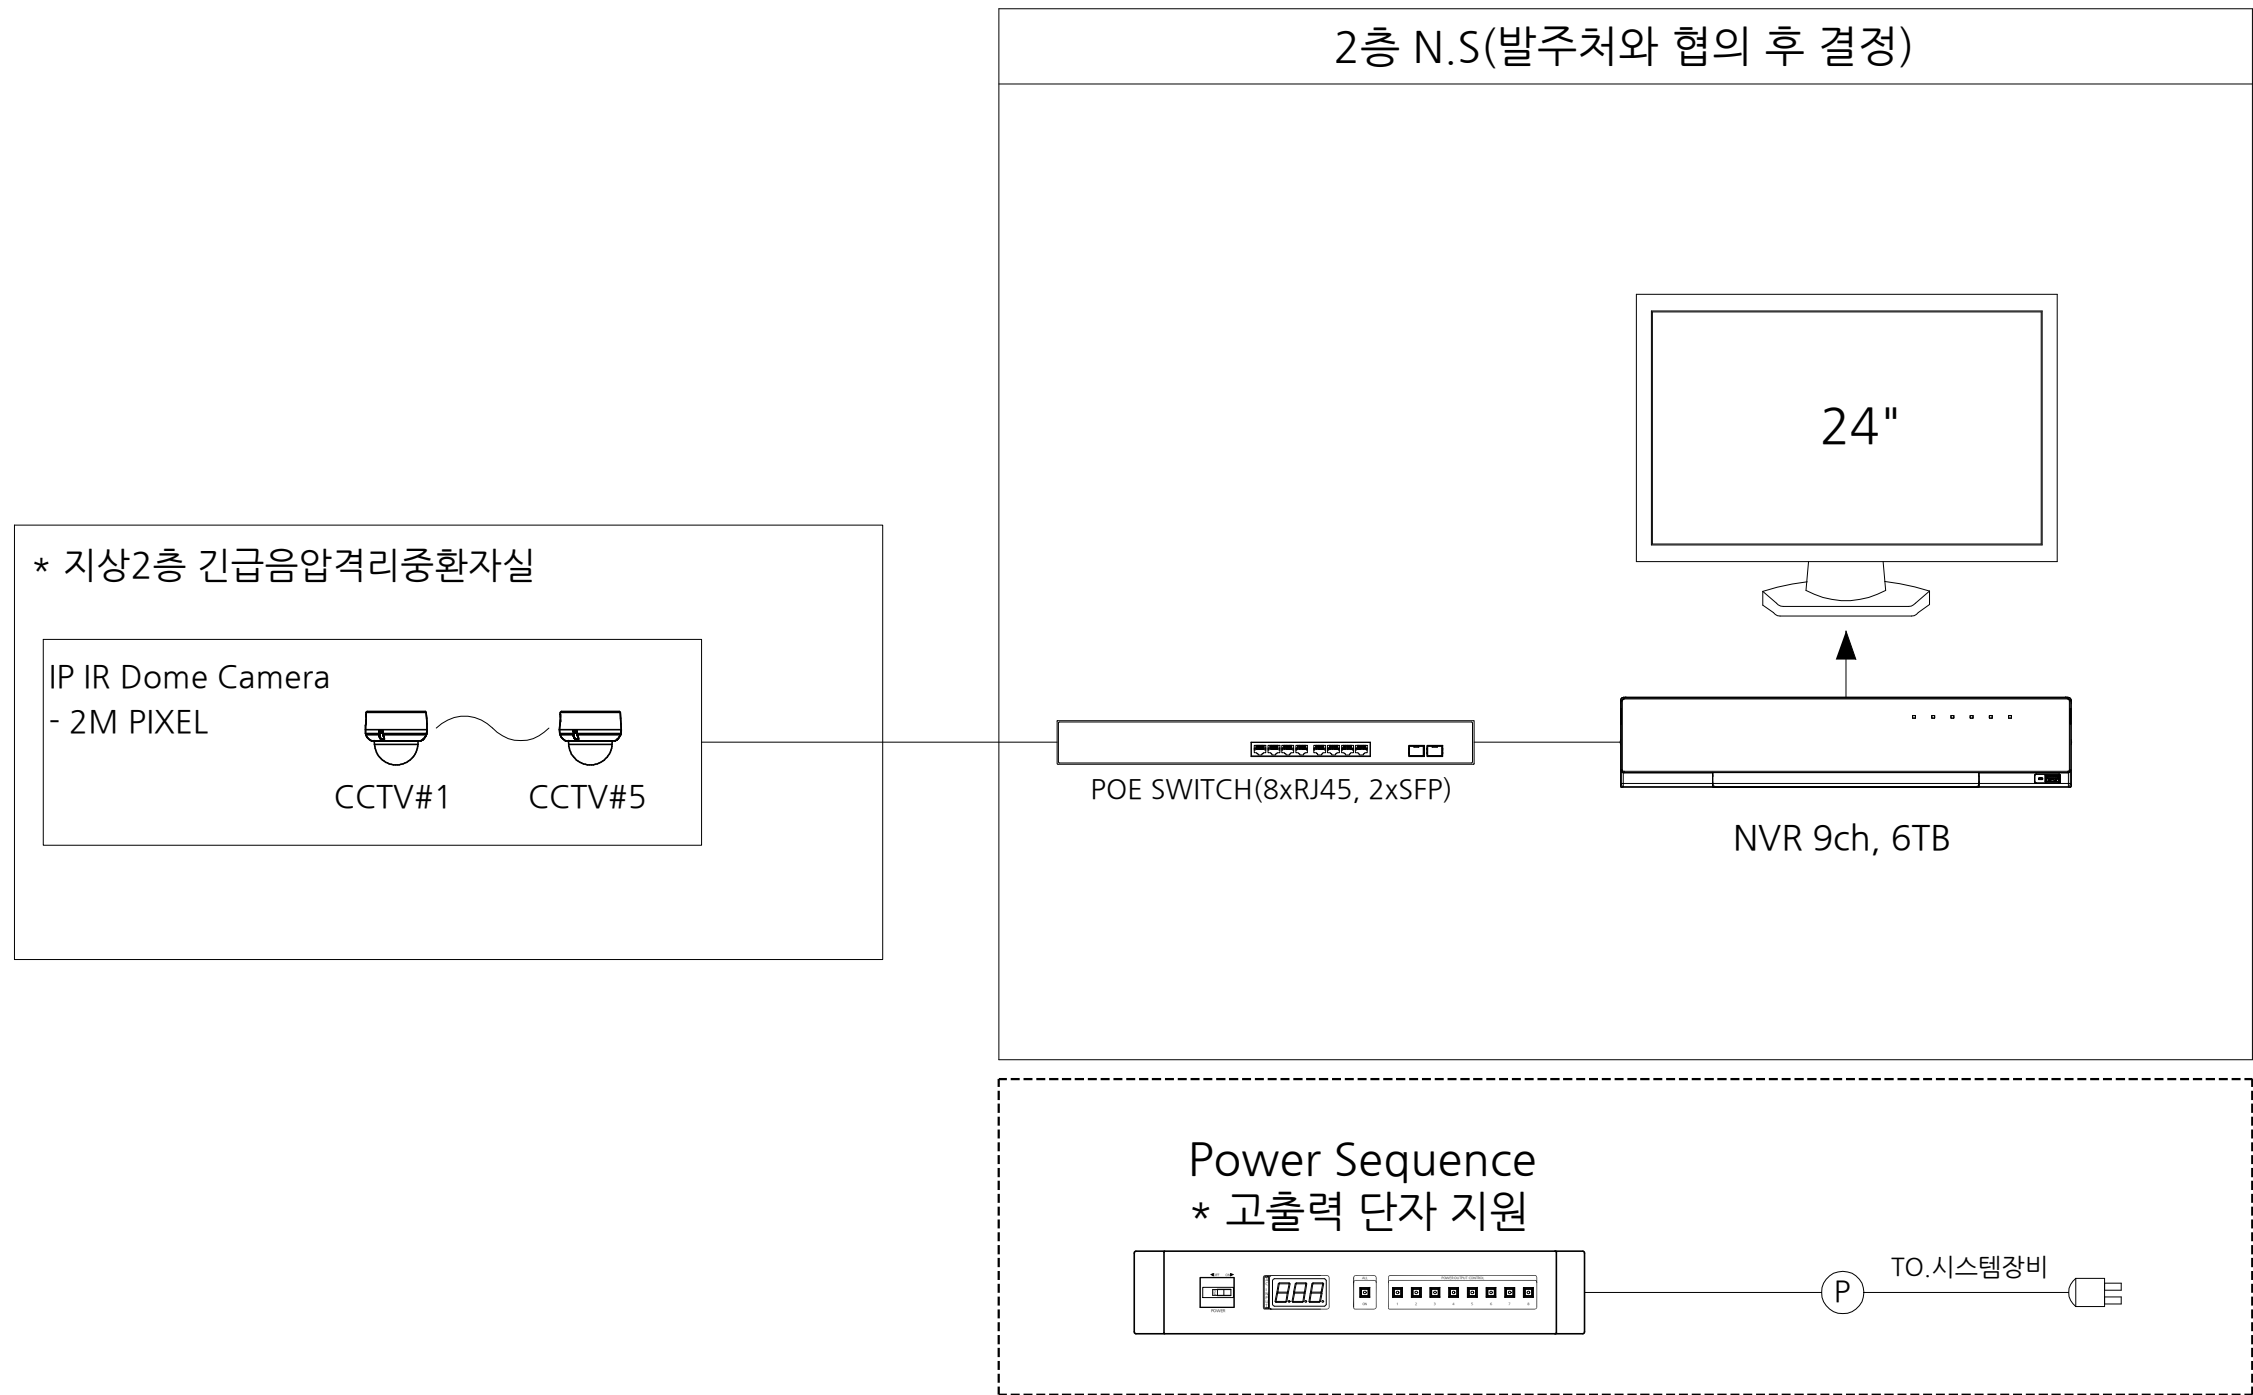


 지상2층 긴급음압격리중환자실 CCTV설비 BLOCK DIAGRAM
 SCALE:1/NONE

△					
△					
REV.	DATE	DESCRIPTION	BY	BY	APP


PROJECT TITLE

제주대학교병원 음압입원치료병상 시설확충 통신공사

DRAWING TITLE

지상2층 긴급음압격리중환자실 CCTV설비 BLOCK DIAGRAM


APPROVAL DATE	APPROVED
PROJECT NO.	CHECKED 2
ENGINEER	CHECKED 1
SCALE	DRAWN / DATE
A3 : 1/NONE	2021. 03
DRAWING NO.	REV.
T - 501	

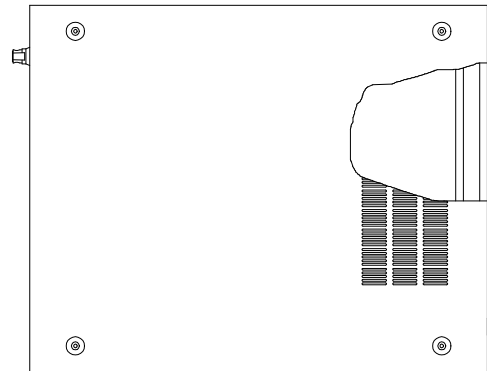



TOP VIEW

NOTE


No.	ITEM	SPECIFICATION	Q'TY
1	LED MONITOR	24"	1
2	KEY-BOARD & MOUSE	106Key/Optical	1
3	디지털비디오레코더	9채널	1
4	스위치 허브	8PORT, PoE	1
5	POWER CONTROLLER	8CH	1
6	RACK		1

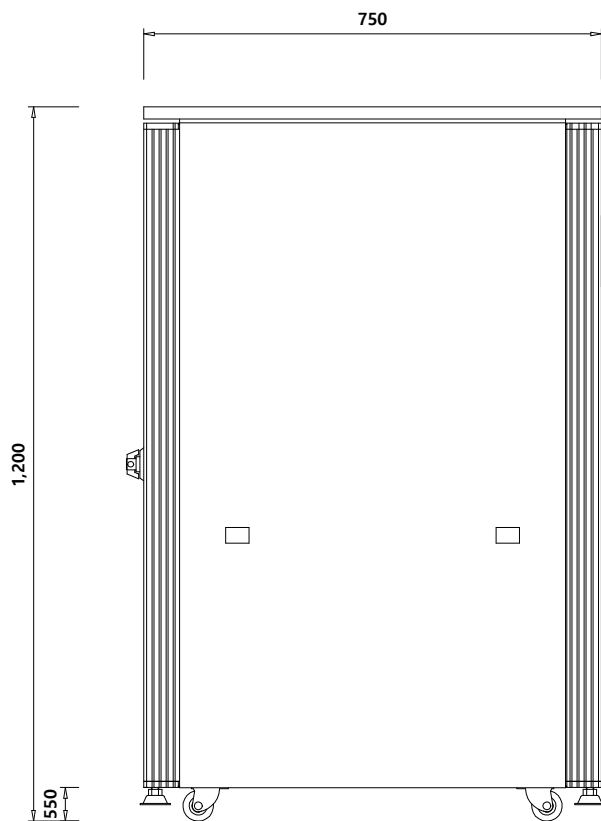

SIDE VIEW

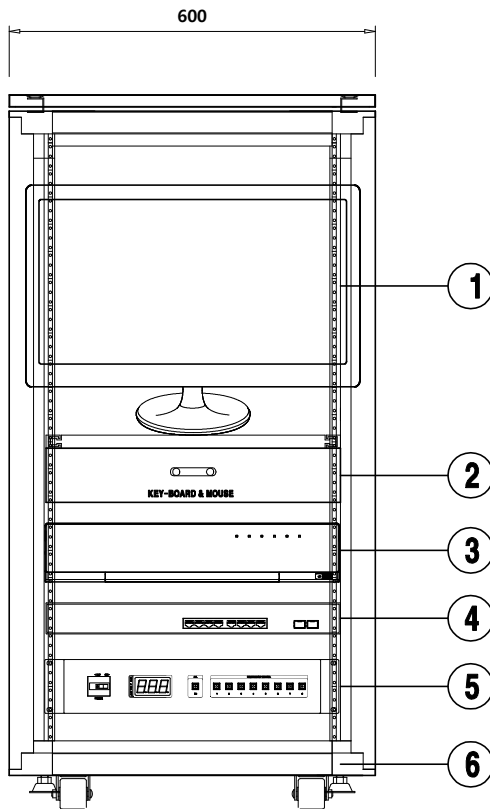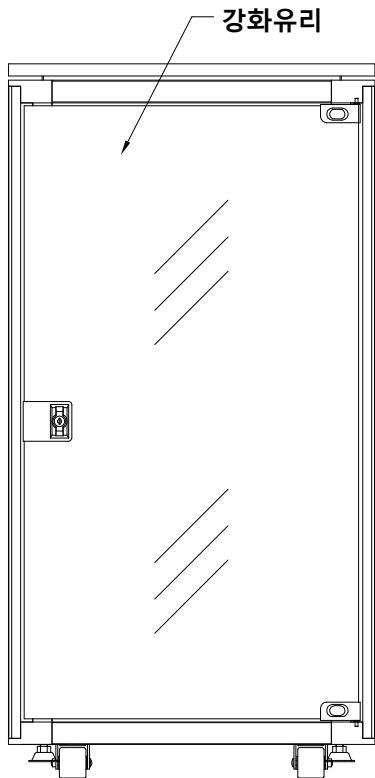

FRONT VIEW

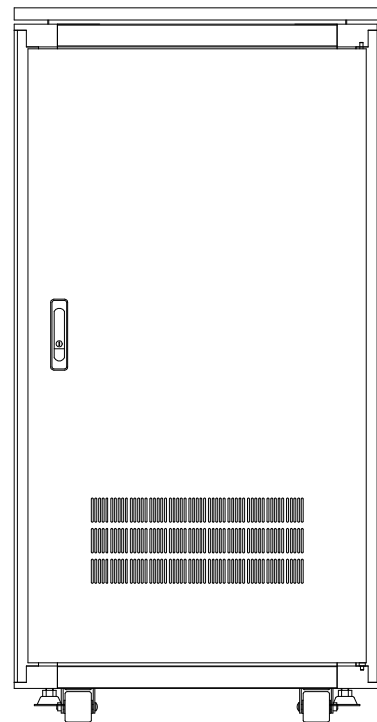

REAR VIEW

1					
0					
REV.	DATE	DESCRIPTION	BY	BY	APP

PROJECT TITLE


제주대학교병원 음압입원치료병상 시설확충 통신공사

DRAWING TITLE

지상2층 긴급응답격리중환자실 CCTV설비 RACK DETAIL

APPROVAL DATE	APPROVED
PROJECT NO.	CHECKED 2
ENGINEER	CHECKED 1
SCALE	DRAWN / DATE
A3 : 1/NONE	2021. 03
DRAWING NO.	REV.

NOTE

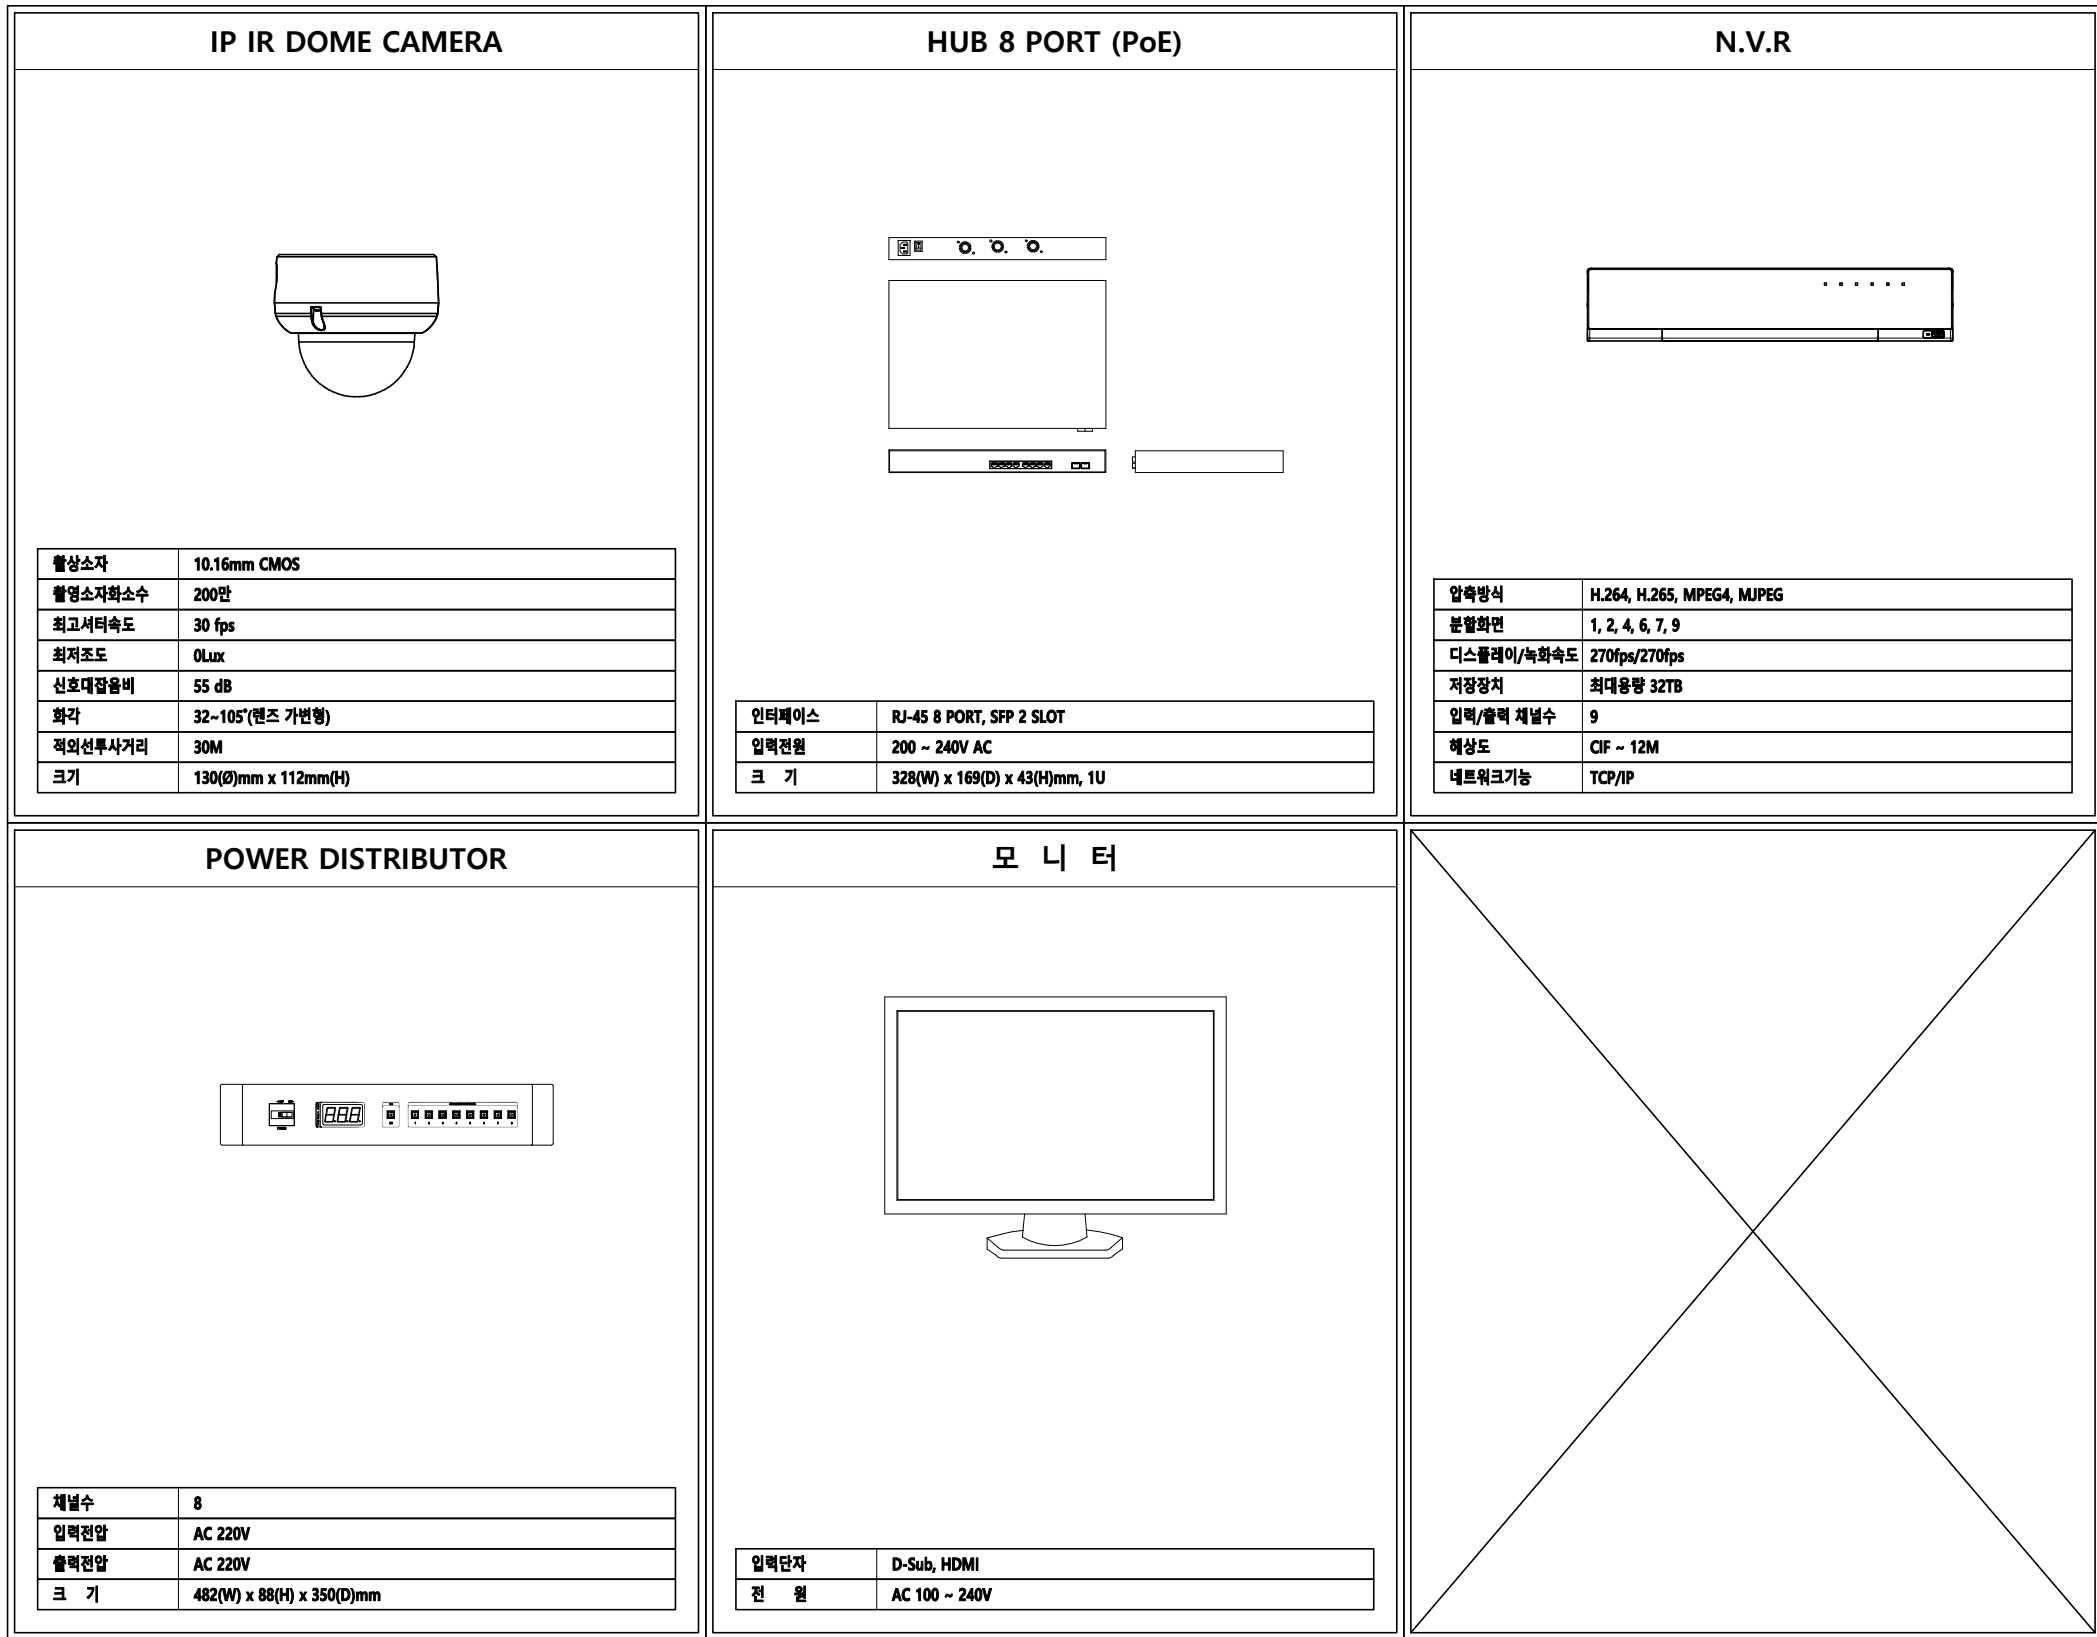

지상2층 긴급응압격리중환자실 CCTV설비 SECTION DETAIL
SCALE:1/NONE

△1					
△0					
REV.	DATE	DESCRIPTION	BY	BY	APP

PROJECT TITLE


제주대학교병원 음압입원치료병상 시설확충 통신공사

DRAWING TITLE

지상2층 긴급응압격리중환자실 CCTV설비 SECTION DETAIL

APPROVAL DATE	APPROVED
PROJECT NO.	CHECKED 2
ENGINEER	CHECKED 1
SCALE A3 : 1/NONE	DRAWN / DATE 2021. 03
DRAWING NO.	REV.

T - 503

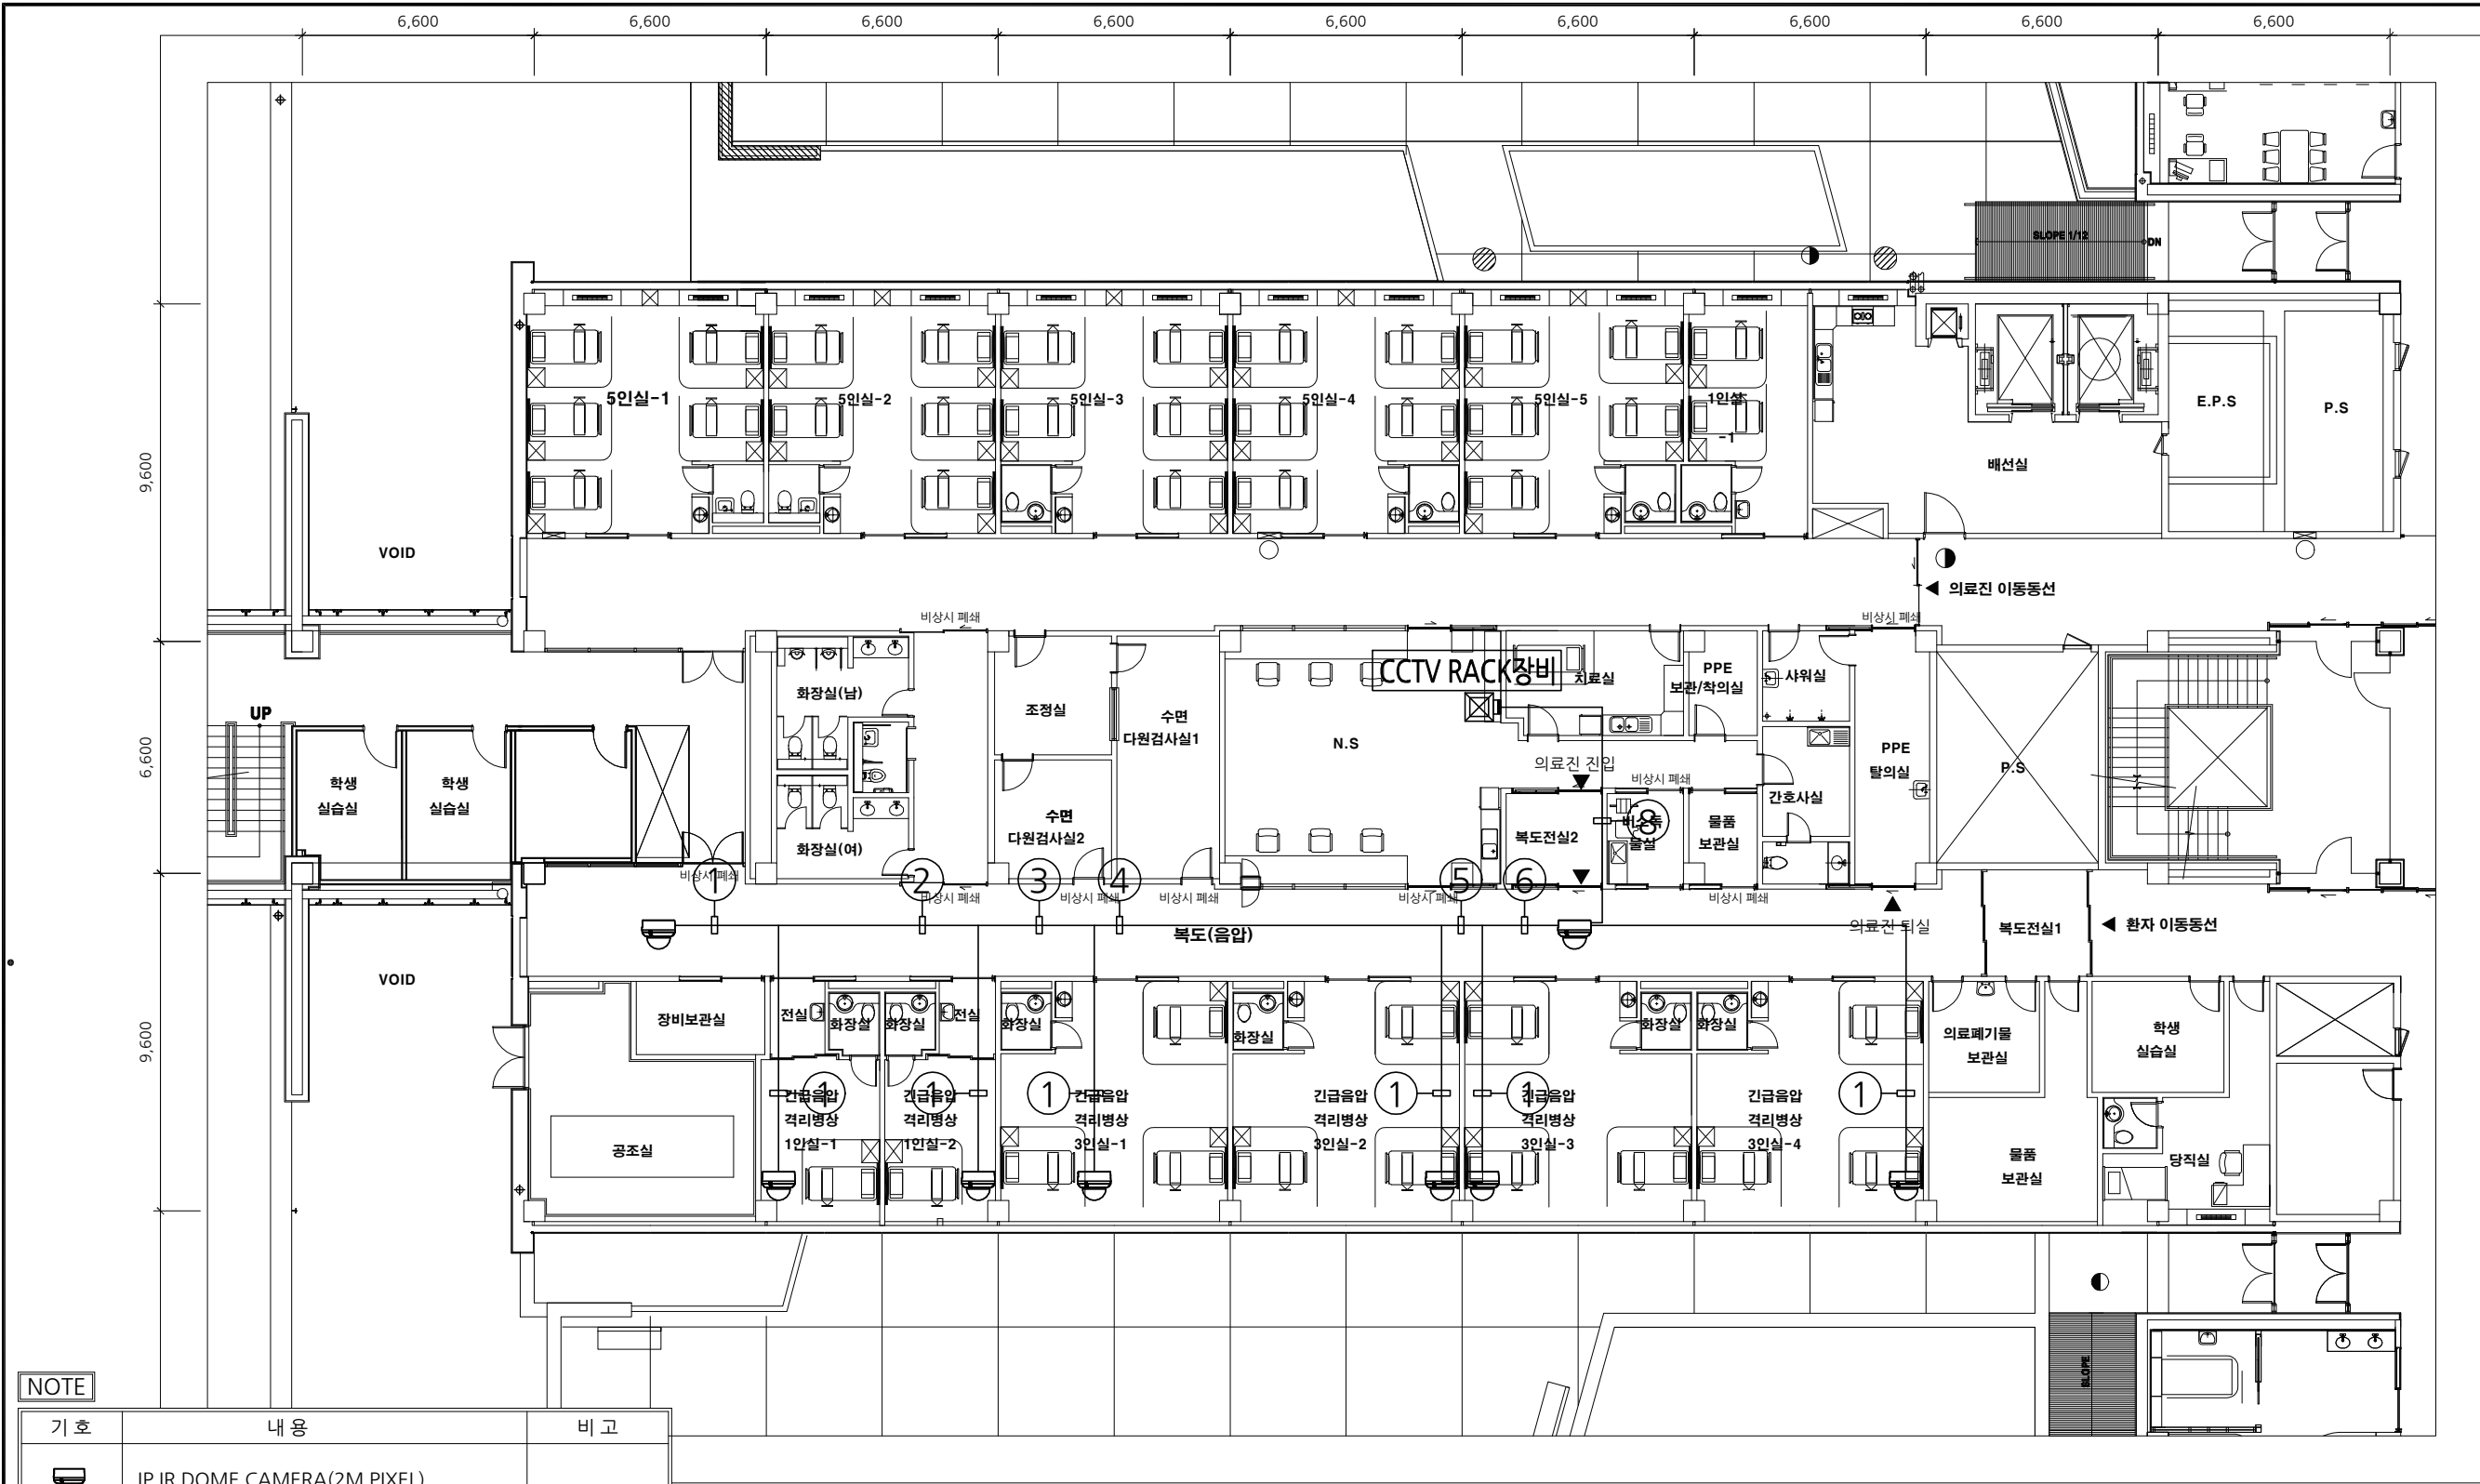

NOTE


기 호	내 용	비 고
	IP IR DOME CAMERA(2M PIXEL)	
①	UTP Cat.6 0.5mm/4P * 1(16C)	
②	UTP Cat.6 0.5mm/4P * 2(16C)	
③	UTP Cat.6 0.5mm/4P * 3(22C)	
④	UTP Cat.6 0.5mm/4P * 4(22C)	
⑤	UTP Cat.6 0.5mm/4P * 5(22C)	
⑥	UTP Cat.6 0.5mm/4P * 6(28C)	
⑦	UTP Cat.6 0.5mm/4P * 7(28C)	
⑧	UTP Cat.6 0.5mm/4P * 8(28C)	
⑨	UTP Cat.6 0.5mm/4P * 9(28C)	
* CCTV의 설치개수 및 설치위치는 CCTV설치 업자 및 발주처와 협의 후 결정.		

지상3층 긴급응급격리중환자실 CCTV설비 평면도
SCALE:1/200

△					
○					
REV.	DATE	DESCRIPTION	BY	BY	APP

PROJECT TITLE					
제주대학교병원 응급응급격리중환자실 CCTV설비 평면도					
DRAWING TITLE					
지상3층 긴급응급격리중환자실 CCTV설비 평면도					
APPROVAL DATE			APPROVED		
PROJECT NO.			CHECKED 2		
ENGINEER			CHECKED 1		
SCALE			DRAWN / DATE		
A3 : 1/200			2021. 03		
DRAWING NO.				REV.	
T - 504					

NOTE

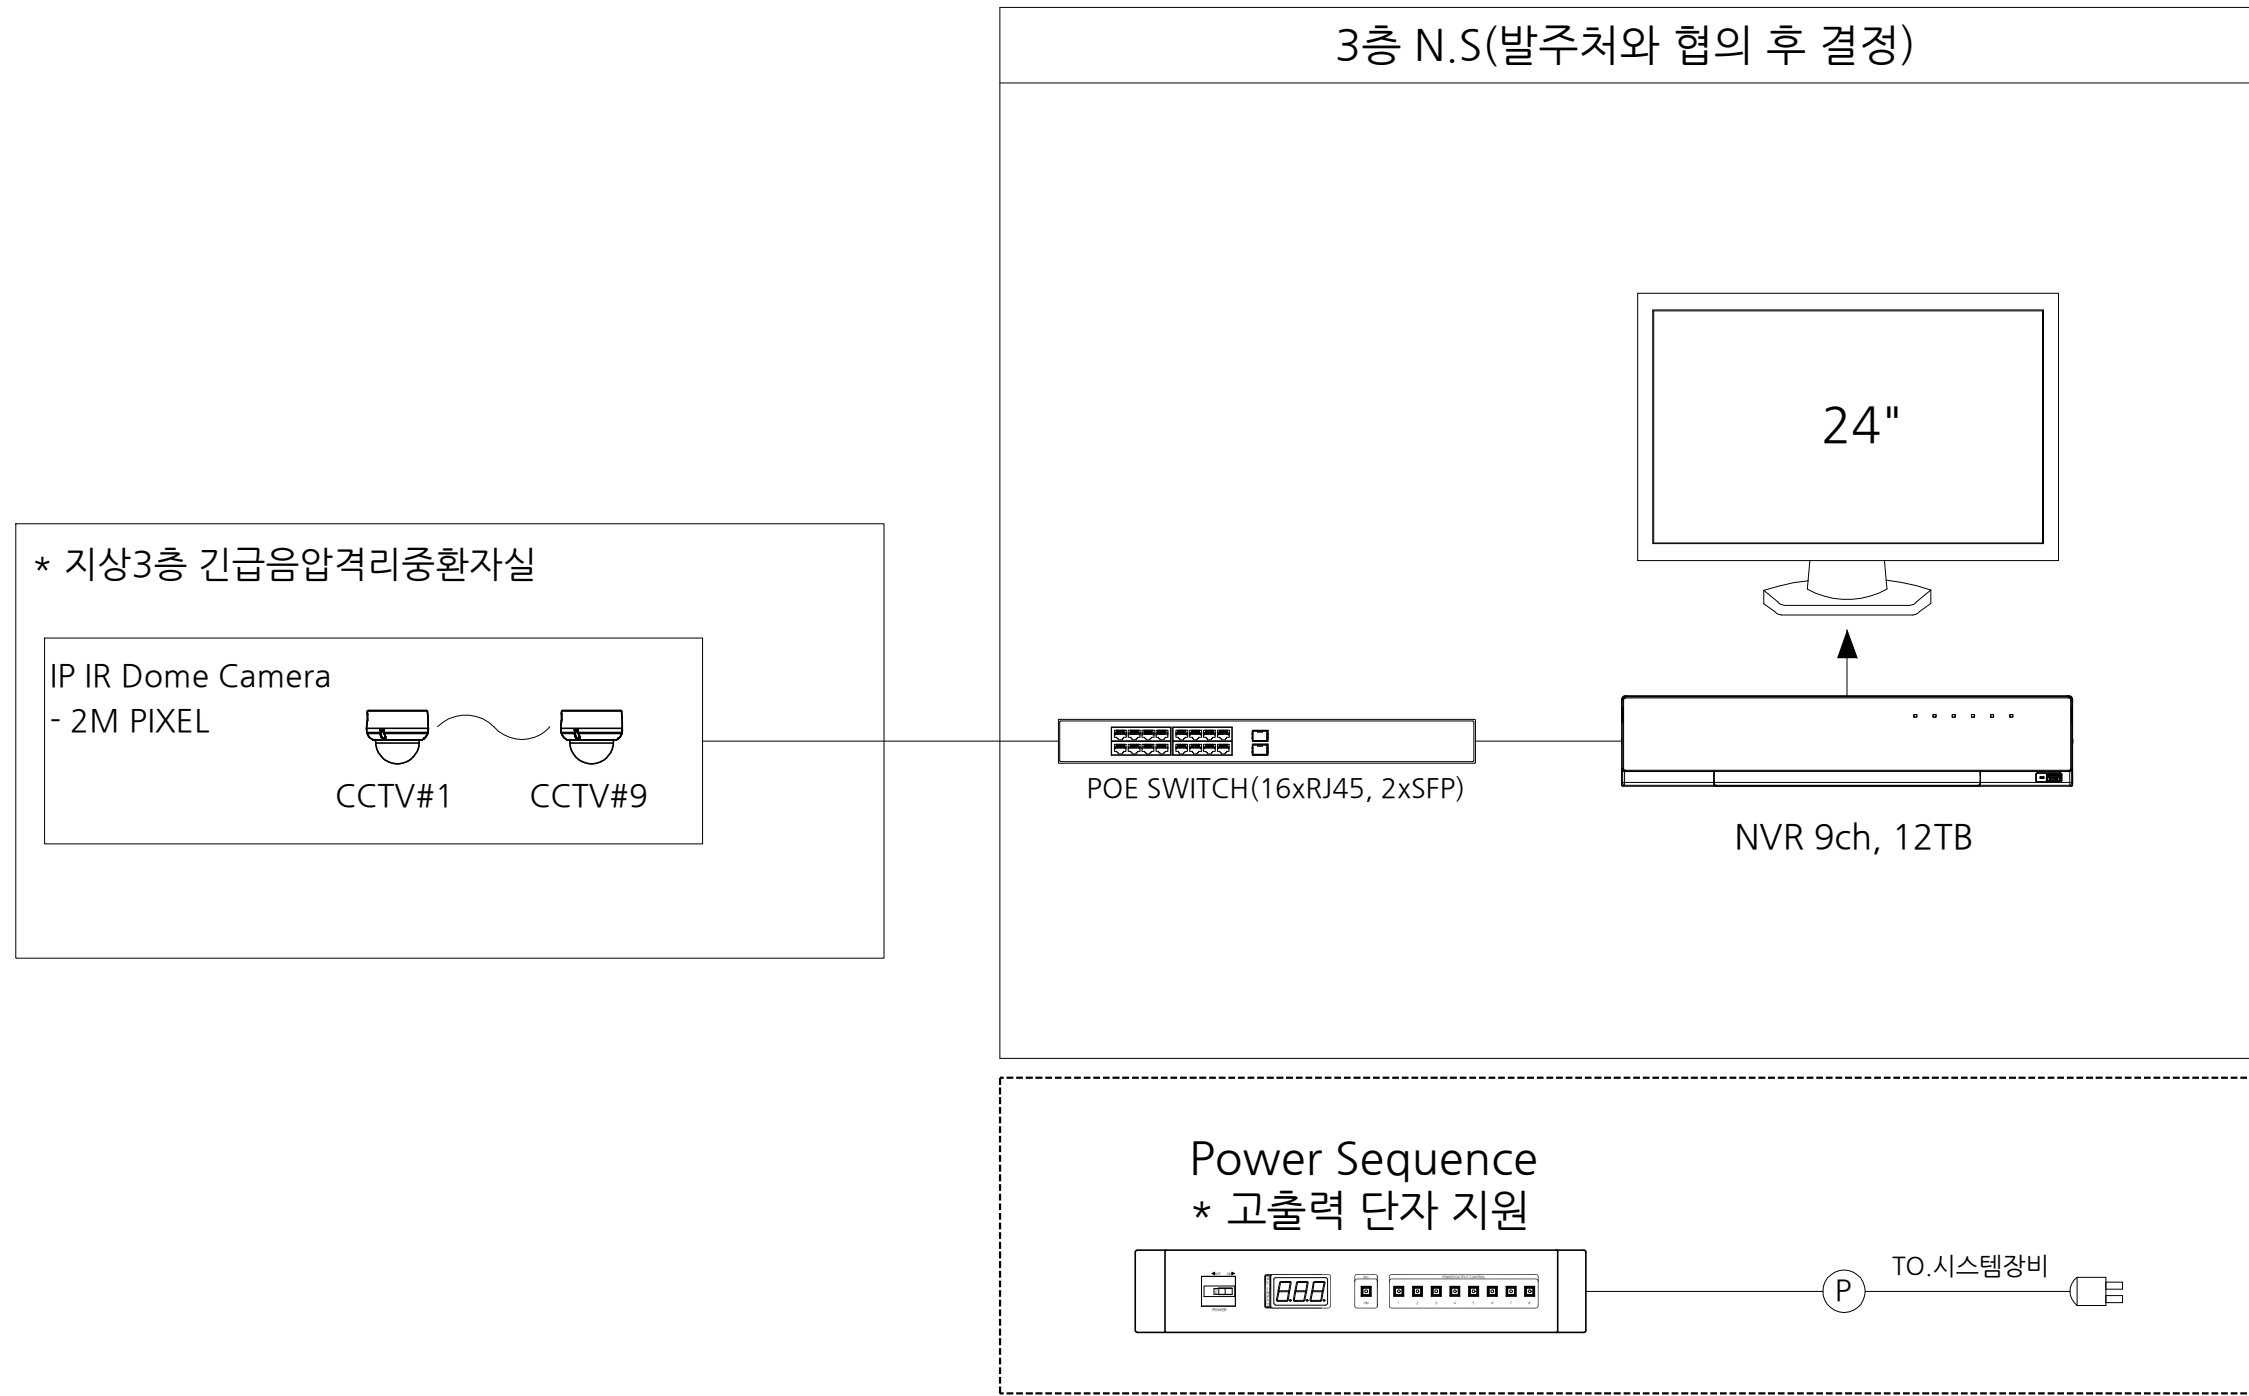


지상3층 긴급음압격리중환자실 CCTV설비 BLOCK DIAGRAM
 SCALE:1/NONE

△					
○					
REV.	DATE	DESCRIPTION	BY	BY	APP

PROJECT TITLE

제주대학교병원 음압입원치료병상 시설확충 통신공사

DRAWING TITLE

지상3층 긴급음압격리중환자실 CCTV설비 BLOCK DIAGRAM

APPROVAL DATE APPROVED

PROJECT NO. CHECKED 2

ENGINEER CHECKED 1

SCALE DRAWN / DATE

A3 : 1/NONE 2021. 03

DRAWING NO. REV.

T - 505



No.	ITEM	SPECIFICATION	Q'TY
1	LED MONITOR	24"	1
2	KEY-BOARD & MOUSE	106Key/Optical	1
3	디지털비디오레코더	9채널	1
4	스위치 허브	16PORT, PoE	1
5	POWER CONTROLLER	8CH	1
6	RACK		1



제주대학교병원 음압입원치료병상 시설풍충 통신공

지상3층 긴급음압격리중환자실 CCTV설비 평면도

APPROVAL DATE	APPROVED
PROJECT NO.	CHECKED 2
ENGINEER	CHECKED 1
SCALE	DRAWN / DATE
A3 : 1/NONE	2021. 03
DRAWING NO.	REV

지상3층 긴급음압격리중환자실 CCTV설비 RACK DETAIL

1					
0					
REV.	DATE	DESCRIPTION	BY	BY	APP

PROJECT TITLE _____

제주대학교병원 음압입원치료병상 시설확충 통신공사

DRAWING TITLE

APPROVAL DATE	APPROVED	
PROJECT NO.	CHECKED 2	
ENGINEER	CHECKED 1	
SCALE A3 : 1/NONE	DRAWN / DATE 2021. 03	
DRAWING NO. T - 507	REV.	